

Plangrundlagen:		
Höhenstatus	HS 100 DHHN12 NN-Höhen in Meter	
Lagestatus	LS120 DHDN90 GK4-Koordinaten	
DFK	HBS-EDV Werner Hörl Burgwaldstr. 38a, 86911, Diessen a. Ammersee	Stand: 16.08.2017
Kanalkataster	HBS-EDV Werner Hörl Burgwaldstr. 38a, 86911, Diessen a. Ammersee	Stand: 16.11.2017
Wasserkataster	HBS-EDV Werner Hörl Burgwaldstr. 38a, 86911, Diessen a. Ammersee	Stand: 16.11.2017
Sparten	Ing. Büro Nitsche & Pienle GmbH Buchloerstr. 8, 86899 Landsberg a. Lech	Stand: 24.11.2017


Legende Wasserleitung:			
	Bestehender Unterflurhydrant		Geplanter Knoten
	Bestehender Oberflurhydrant		Geplanter Unterflurhydrant
	Bestehender Absperr-Schieber		Geplanter Oberflurhydrant
	Bestehender Hausanschluss-Schieber		Geplanter Absperr-Schieber
	Bestehender Hydrantenschieber		Geplanter Hausanschluss-Schieber
	Bestehender Übergang Material- bzw. Dimensionswechsel		Geplanter Hydrantenschieber
	Bestehender Knoten		Geplanter Übergang Abfluß / Zufluß
	Bestehende Wasserleitung Nenndurchmesser / Material		Geplante Wasserleitung Nenndurchmesser / Material
	Leitungskreuzung		Bestehende Wasserleitung ausbauen bzw. rückbauen

Legende Sparten Bestand:	
	Stromleitung
	Telekomleitung

Vor Beginn der Tiefbauarbeiten haben sich die ausführenden Firmen über die genaue Lage der Ver- und Entsorgungsleitungen bei den einzelnen Spartenträgern zu informieren.

Wasserleitungshausanschlüsse:
Hausanschlussleitungen und Hausinstallation sind gemäß DIN 1988 herzustellen. Die genaue Lage der Hausanschlüsse ist vor Ort mit dem jeweiligen Anlieger abzuklären! Hausanschlüsse werden bis zur Wasseruhr erneuert.

Legende Kanal:	
	Bestehender Schmutzwasserkanal
	Bestehender Regenwasserkanal

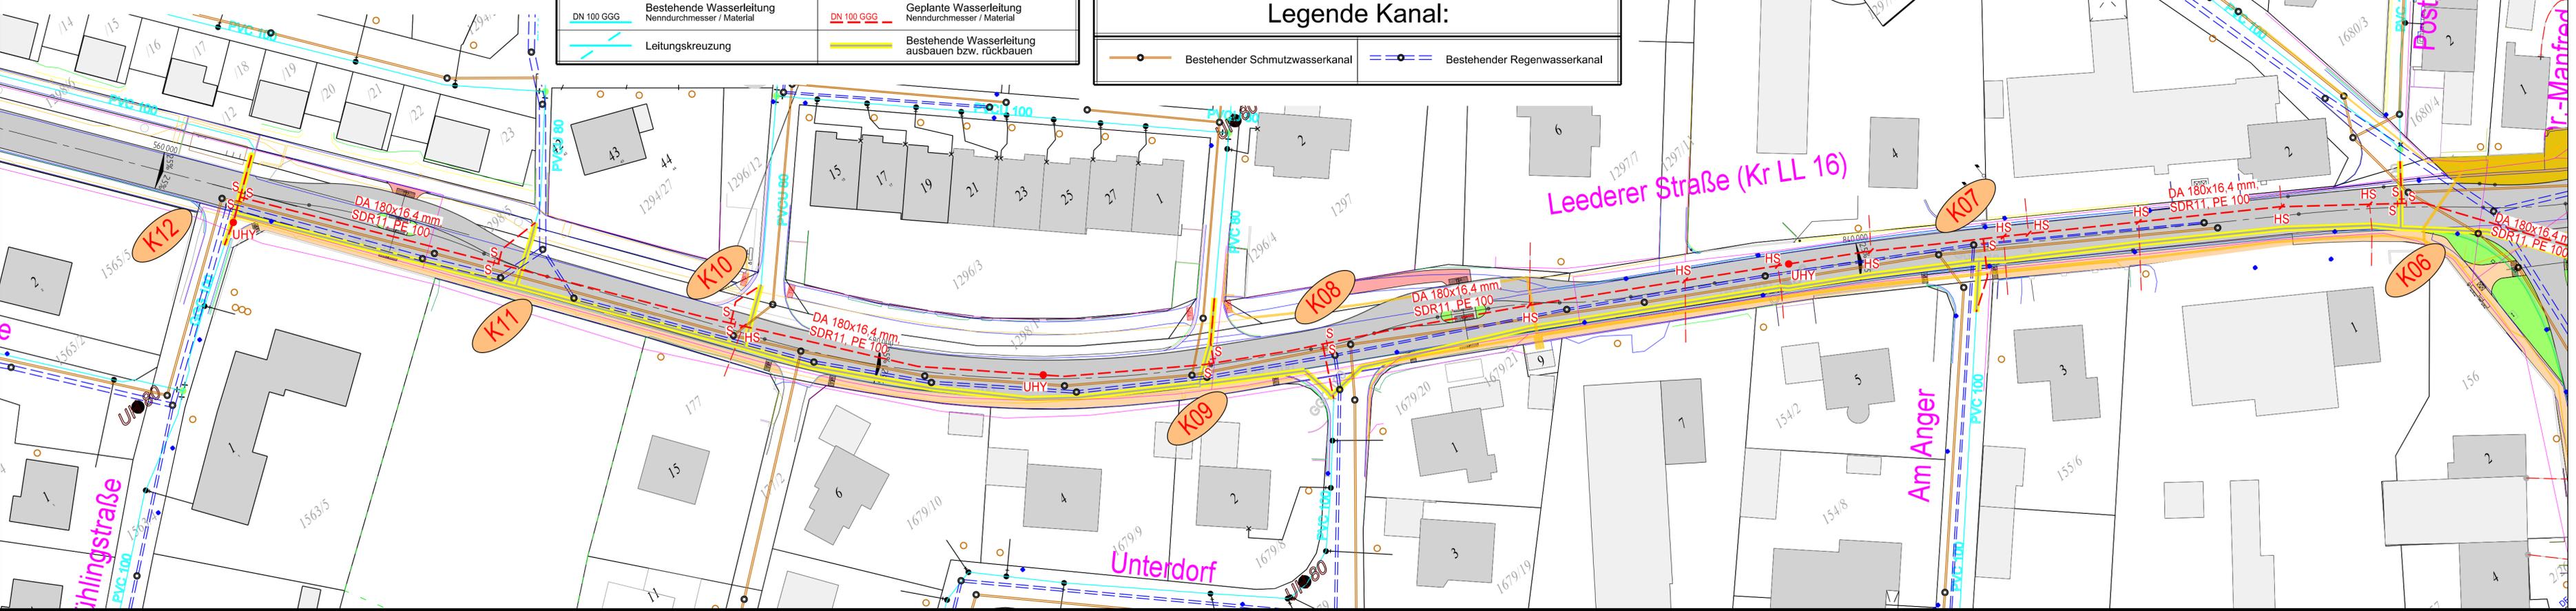

Gemeinde Denklingen

Teil 2

Teil 1

Der Bauherr:			
Projekt: Kanalsanierung und Wasserleitungsaustausch im Zuge des Ausbaus der Kreisstraße LL 16			
Plan: Lageplan Teil 2 Wasserversorgung		Entwurfsplanung Proj.Nr.: 117 439 Datum: Neusäß, den 13.12.2017	
Vermessen:	Bestand gezeichnet:	Maßstab: 1:500	Plangröße: 0.31qm
Entworfen: Gasser	Planung gezeichnet: Heidel	Plan-Nr.: 117439-03-KP	Beilage-Nr.: 3.3
Geprüft:	Bauleitung:		
Index	Datum	Art der Änderung	
a			
b			
c			
WASSER VERKEHR RAUM VERMESSUNG GIS UMWELT TECHNIK BETREUUNG PLANUNG			
Richard-Wagner-Straße 6 86356 Neusäß Tel.: 0821/46059-0 Fax.: 0821/46059-99		Steinbacher Consult ... invent the future Ingenieurgesellschaft mbH & Co.KG www.steinbacher-consult.com info@steinbacher-consult.com	
		Alemannenstraße 19 A 86637 Wertingen Tel.: 08272/9956-0 Fax.: 08272/9956-99	
URHEBERRECHTLICH GESCHÜTZT VERVIELFÄLTIGUNG UND WEITERGABE AN DRITTE UNZULÄSSIG UND STRAFBAR			