


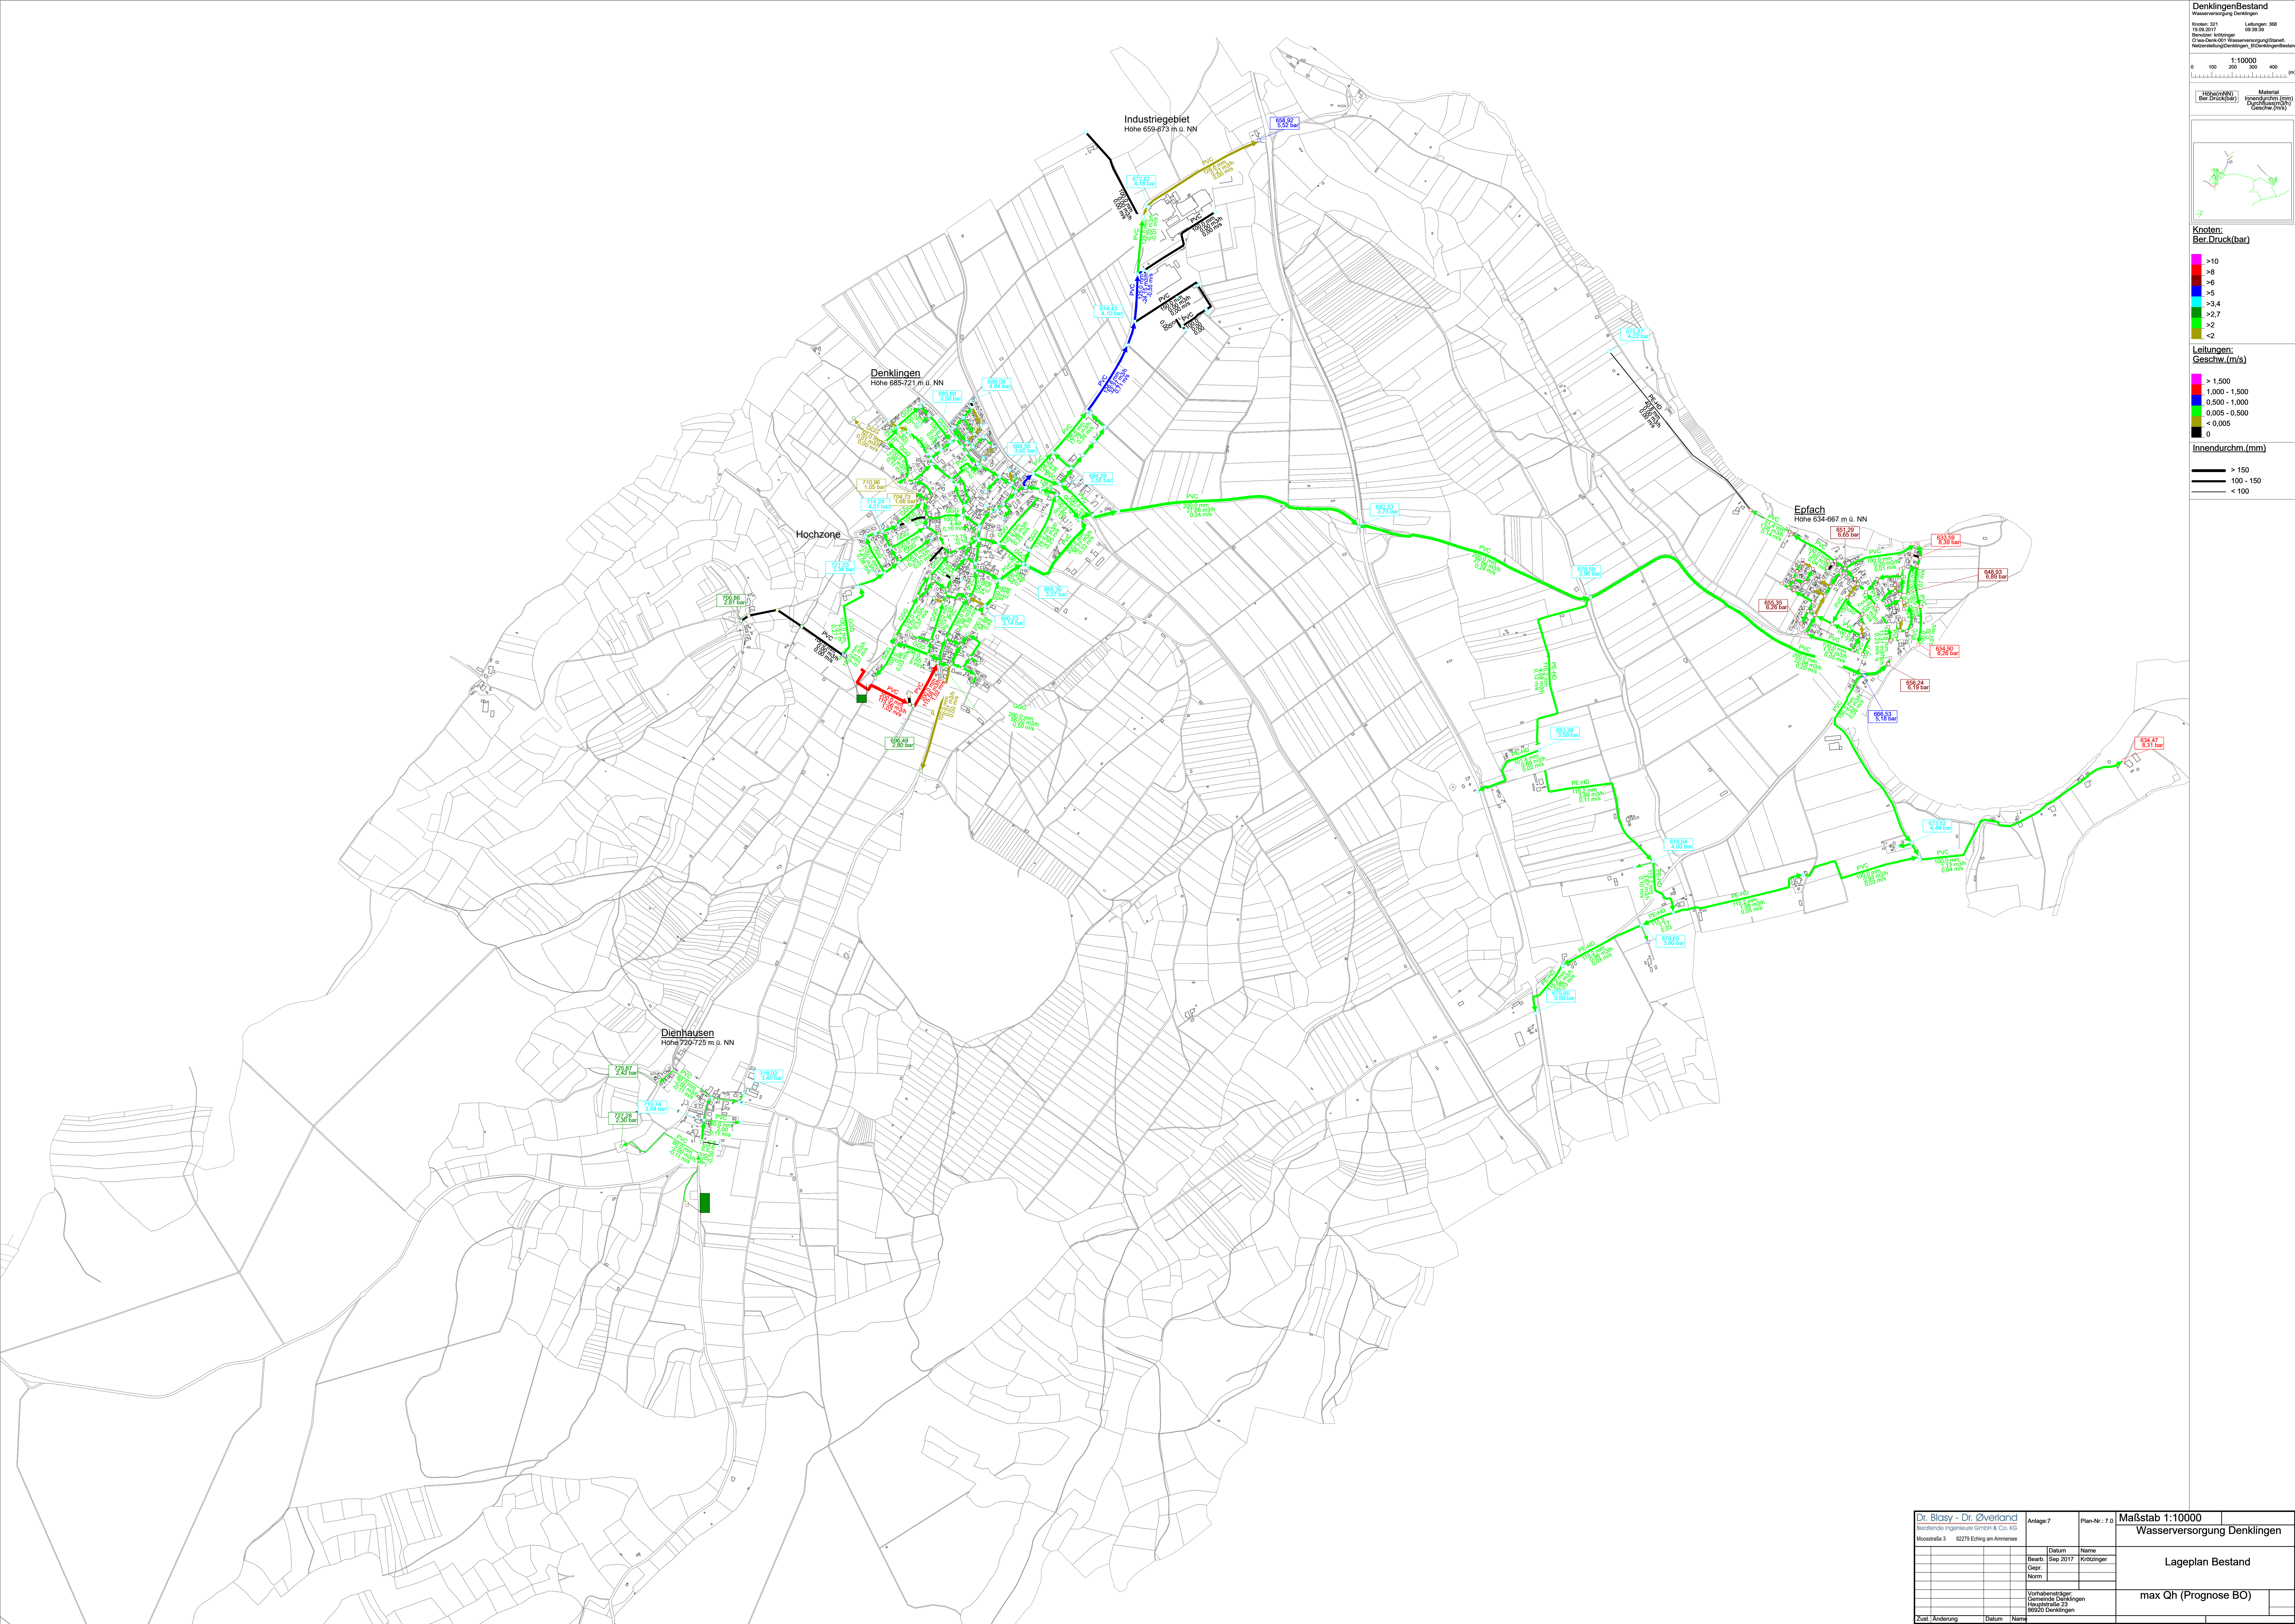

DenklingenBestand

Wasserversorgung Denklingen

Knoten: 321 Leitungen: 368

18.09.2017 09:39:35

Benutzer: krotzinger

D:\sww\Denk-401\Wasserversorgung\Bestand\

WasserversorgungDenklingen_Knotenlegenden.dwg

1:10000

0 100 200 300 400 (m)

Legend

Material

Innendurchm.(mm)

Durchfluss(m³/h)

Geschw.(m/s)

1:10000

0 100 200 300 400 (m)

Knoten:

Ber.Druck(bar)

>10

>6

>4

>3,4

>2,7

>2

<2

Leitungen:

Geschw.(m/s)

> 1,500

1,000 - 1,500

0,500 - 1,000

0,005 - 0,500

< 0,005

0

Innendurchm.(mm)

> 150

100 - 150

< 100

Dr. Blaszy - Dr. Overland

Bestellende Ingenieurbüro GmbH & Co. KG

Moosstraße 3 82276 Esching an Ammersee

Anlage:7

Plan-Nr.: 7.0

Maßstab 1:10000

Wasserversorgung Denklingen

Lageplan Bestand

max Qh (Prognose BO)

Zust.

Änderung

Datum

Name

Dr. Blaszy - Dr. Overland

Bestellende Ingenieurbüro GmbH & Co. KG

Moosstraße 3 82276 Esching an Ammersee

Anlage:7

Plan-Nr.: 7.0

Maßstab 1:10000

Wasserversorgung Denklingen

Lageplan Bestand

max Qh (Prognose BO)

Zust.

Änderung

Datum

Name

Dr. Blaszy - Dr. Overland

Bestellende Ingenieurbüro GmbH & Co. KG

Moosstraße 3 82276 Esching an Ammersee

Anlage:7

Plan-Nr.: 7.0

Maßstab 1:10000

Wasserversorgung Denklingen

Lageplan Bestand

max Qh (Prognose BO)

Zust.

Änderung

Datum

Name