



Grundriss - Erdgeschoss

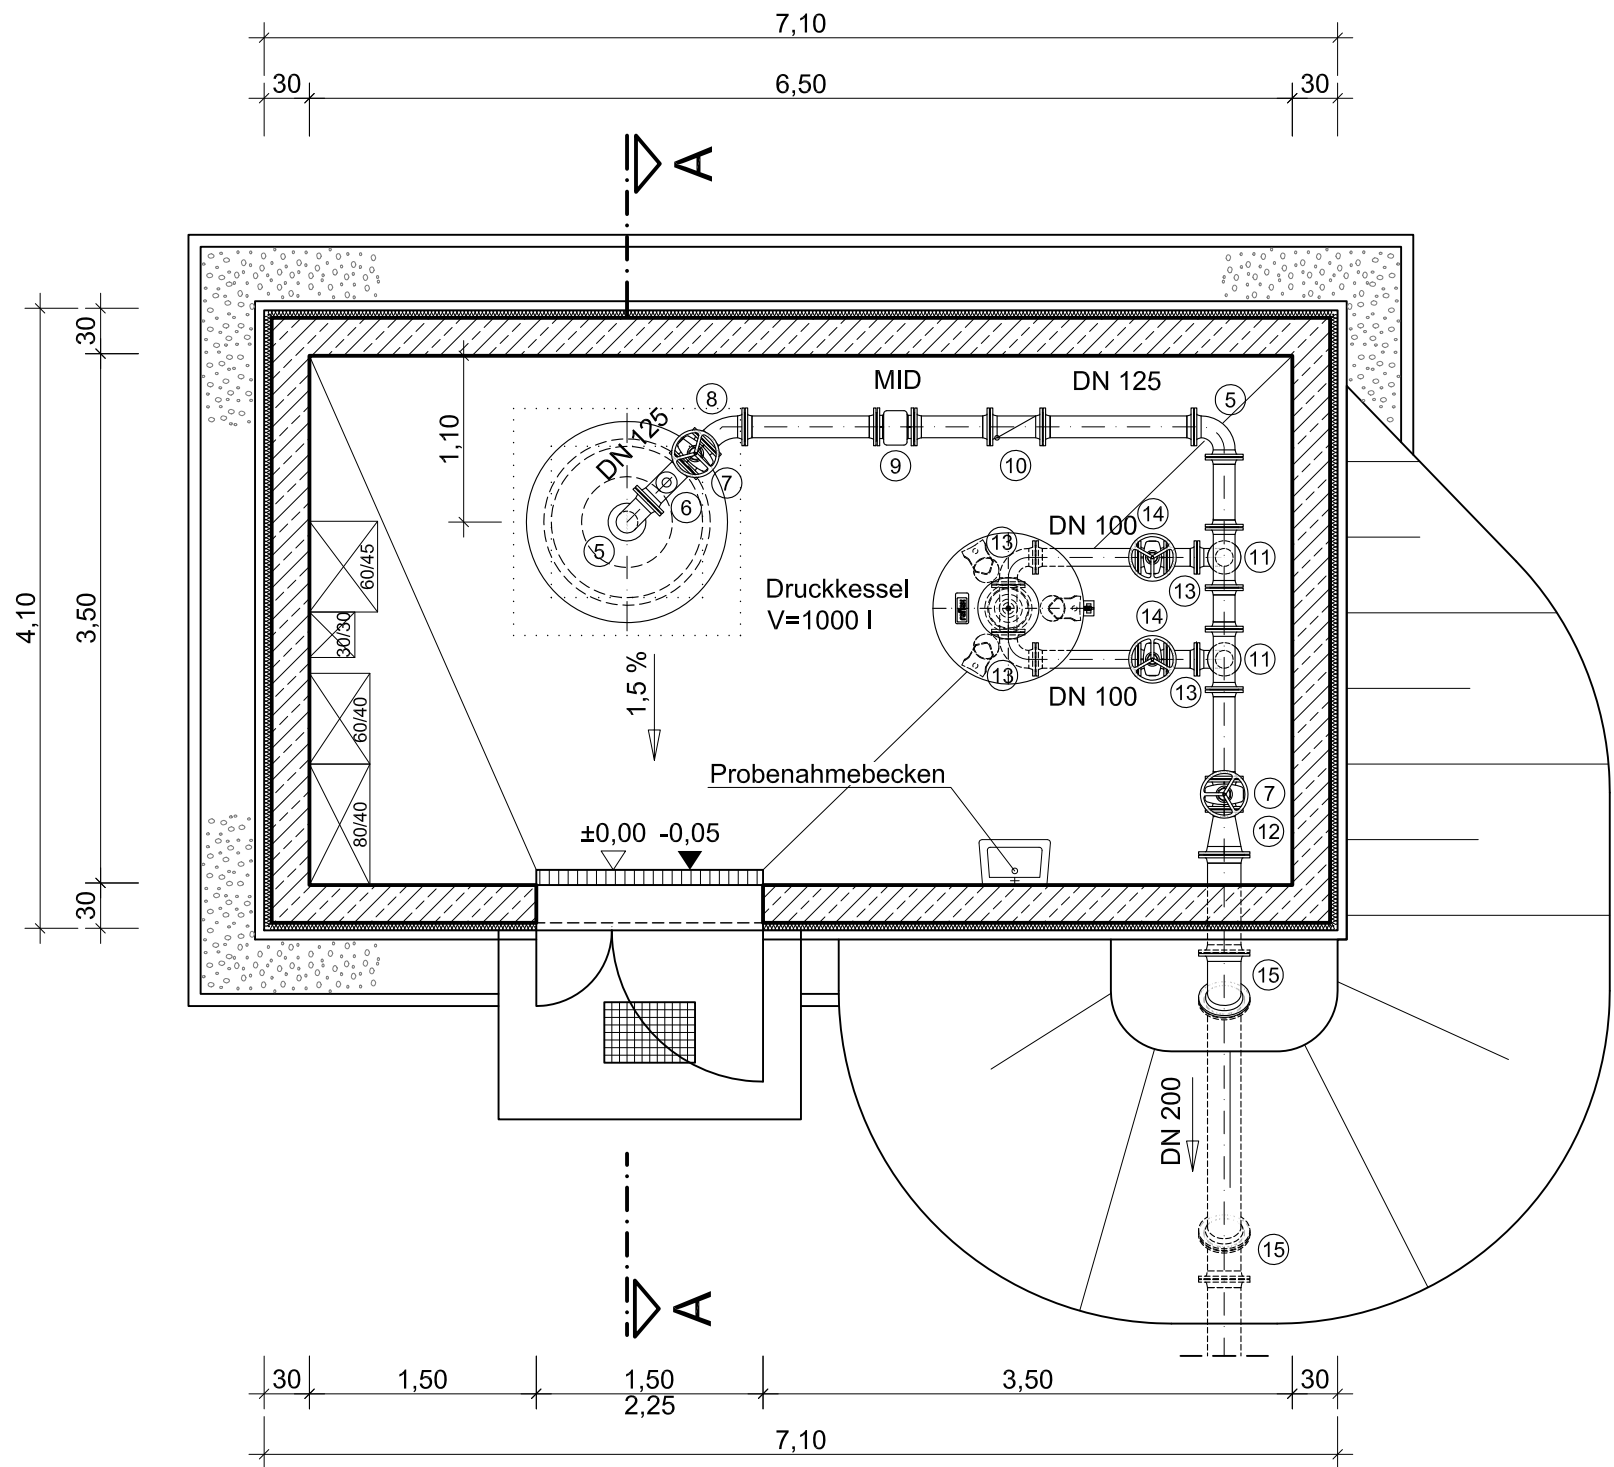


Schnitt A - A

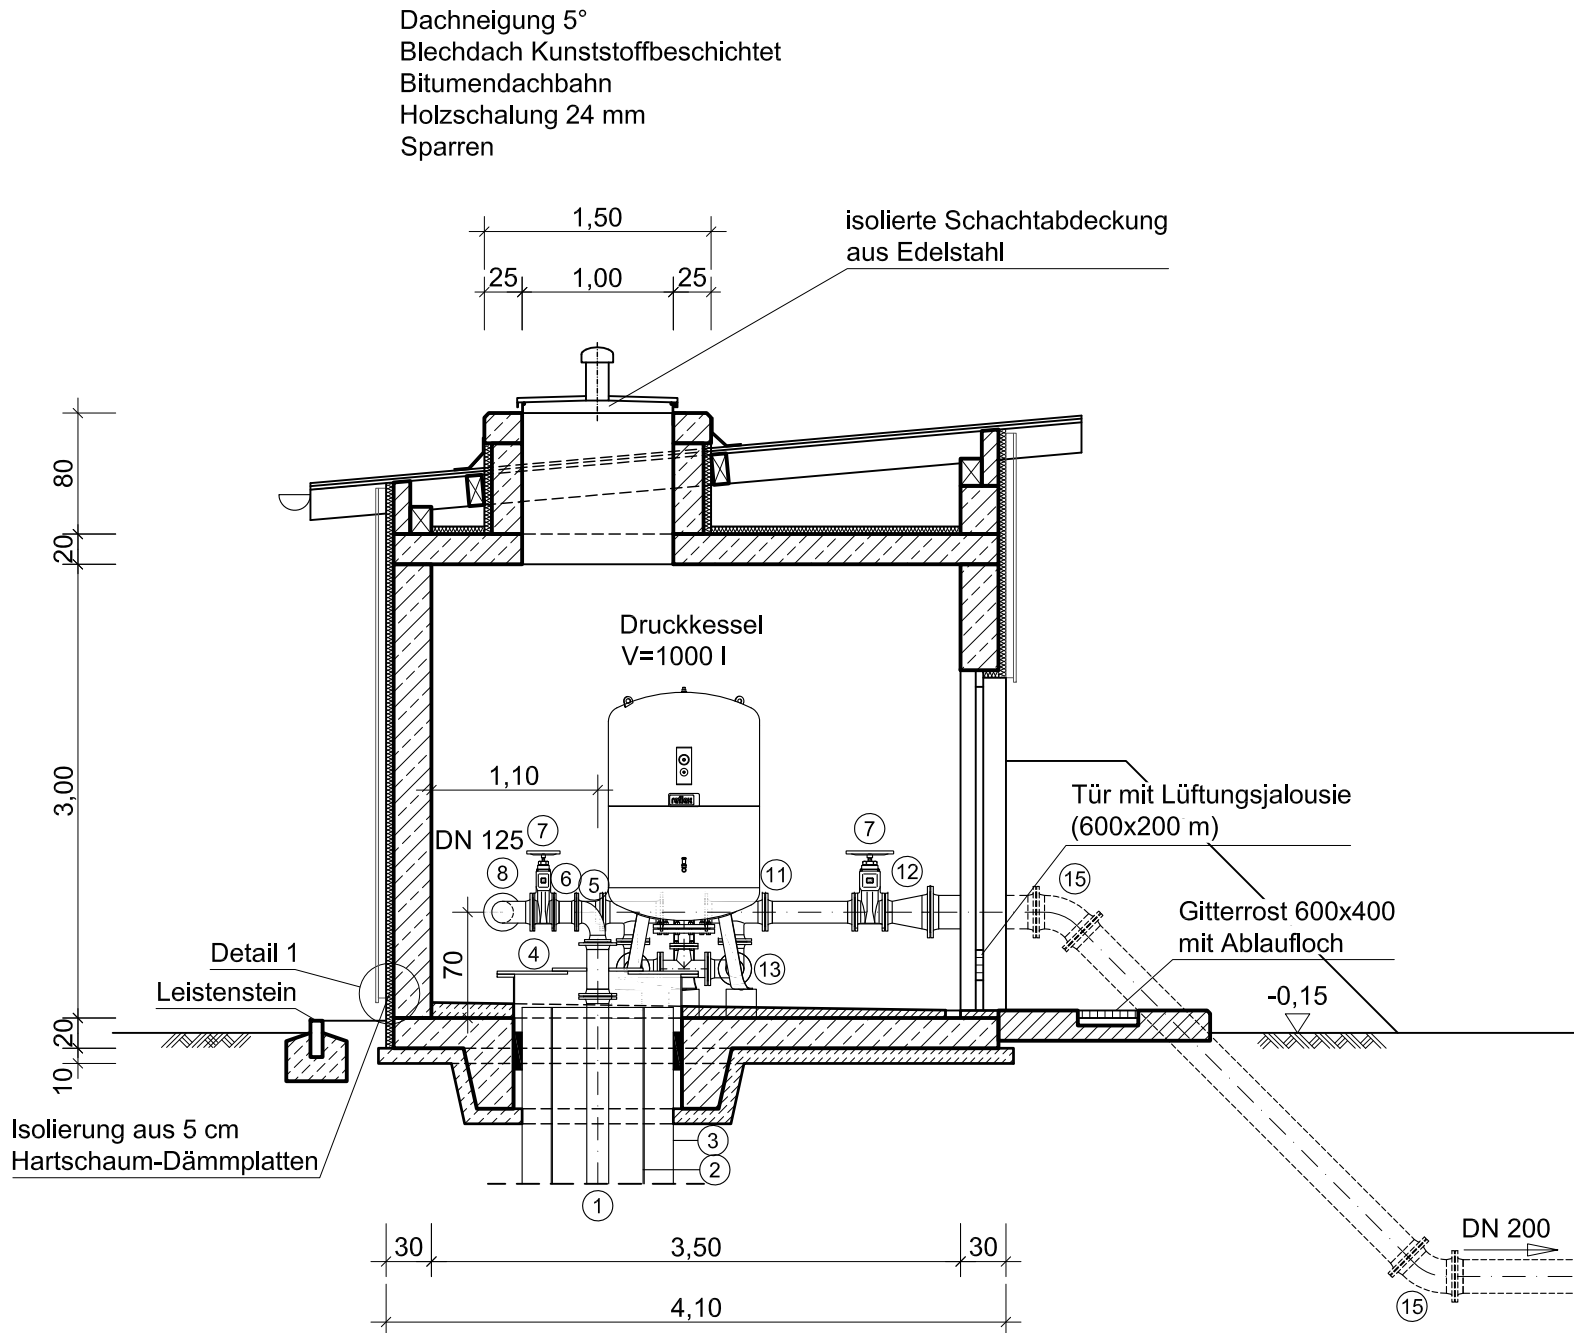

Zeichenerklärung:

- 1 Steigleitung, ZSM Rohr DN 125
- 2 Filter- und Aufsatzrohr DN 600
- 3 Stahlsperrohr DN 1000
- 4 Brunnenkopf DN 1100
- 5 Bogen 90° DN 125
- 6 Be- und Entlüftung DN 125/50
- 7 Schieber DN 125
- 8 Bogen 45° DN 125
- 9 MID DN 125
- 10 Rückschlagklappe DN 125
- 11 T-Stück DN 125/100
- 12 Reduzierstück DN 150/125
- 13 Bogen 90° DN 100
- 14 Schieber DN 100
- 15 Bogen 45° DN 200

Detail 1, M= 1:20

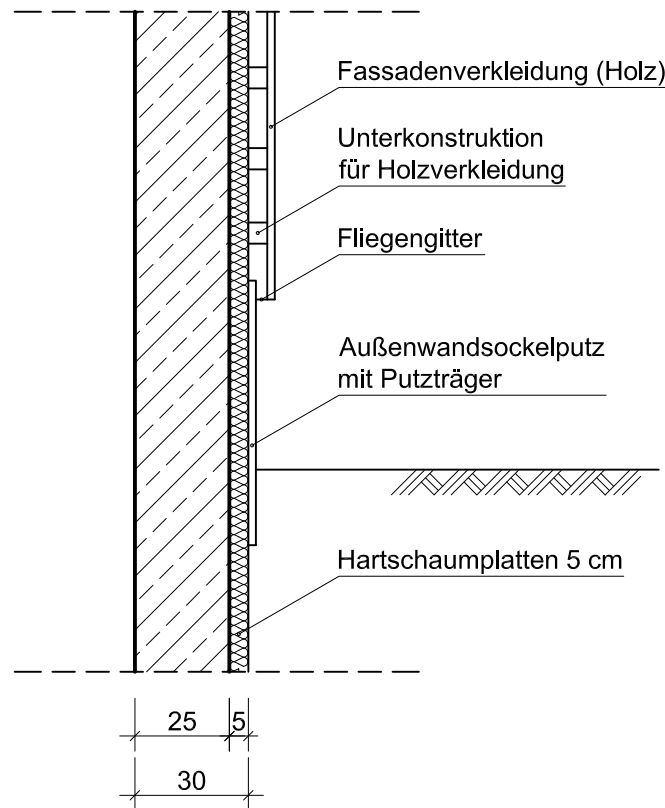

Boden-, Wand- und Deckenstärken gemäß statischer Berechnung.
Angewandte Maße sind nur Richtwerte.
Ausführung Stahlbeton in WU-Beton.

Nr.	Änderungen	geänd. am	Name	gepr. am	Name
Vorhaben: Wasserversorgung Gemeinde Denklingen			Projekt.-Nr.: ea-Denk-001.01		
			Anlage: 8		
			Plan-Nr.: V 61a		
Landkreis: Landsberg am Lech Gemeinde: Denklingen					
Maßstab: 1 : 50	Brunnengebäude Stubental Grundriss und Schnitt			Datum	Name
			entw.	Aug. 2017	Krötzinger
			gez.	Aug. 2017	Lenz
	Vorplanung		gepr.	22.09.2017	
Vorhabensträger:			Entwurfsverfasser:		
Gemeinde Denklingen Hauptstraße 23 86920 Denklingen			<u>Dr. Blasy - Dr. Øverland</u> <u>Beratende Ingenieure GmbH & Co. KG</u> Moosstraße 3 82279 Eching am Ammersee		
Datum	Unterschrift		22.09.2017 Datum Unterschrift		