
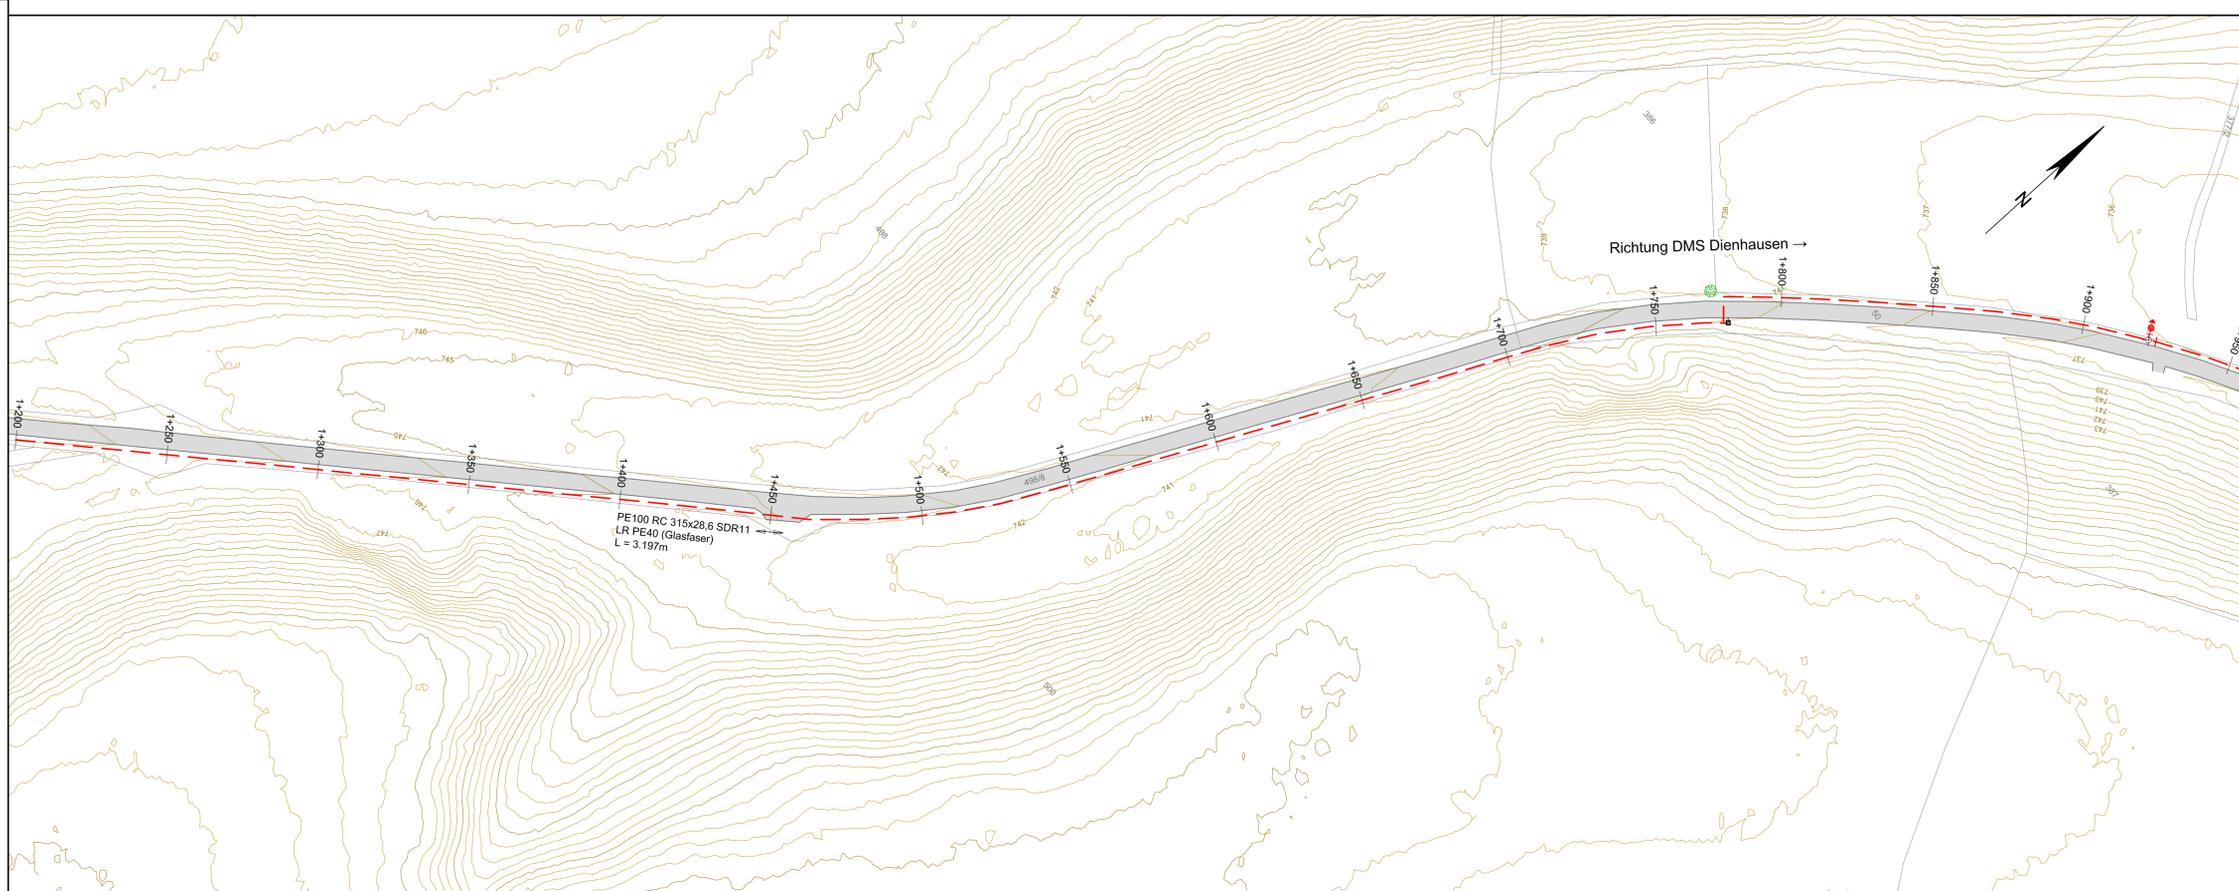


- Legende:**
- Bestand
 - Flurgrenzen mit Nr.
 - Gemeinde Grenze
 - Gebäude Bestand
 - Straße Bestand Asphalt
 - Wege Bestand Kies/Schotter
 - Höhenlinien (5,00m und 1,00m)
 - Wasserleitung Bestand
 - Schmutzwasserhaltung KS
 - Kanal Druckleitung DS
 - Regenwasserhaltung KR
 - Telekom
 - Stromleitung LEW
 - Straßenbeleuchtung
 - Stromleitung Gemeinde Fuchstal
 - Planung
 - Gebäude
 - Wasserleitung mit Stationierung
 - Oberflurhydrant
 - Entlüftungsventil
 - Schieber
 - Rückbau Wasserleitung
 - Wasserleitung Neu Stadtwerke Schongau (Darstellung nur nachrichtlich)
 - Kabelzugschacht

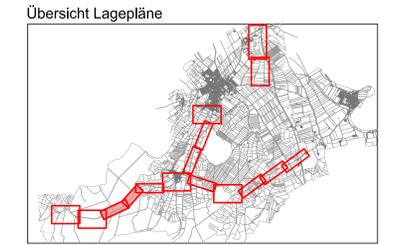

Nr.	Änderungen	geänd. am	Name	gepr. am	Name
Vorhaben: Erneuerung Wasserversorgung Denklingen			Projekt-Nr.: ea-Denk-001.01		
Landkreis: Landsberg am Lech Gemeinde: Denklingen			Anlage: 10		
Maßstab: 1 : 1000			Plan-Nr.: E 40-3		
Vorhabensträger: Gemeinde Denklingen Hauptstraße 23 86920 Denklingen			Lageplan Planung Hochbehälter Lichtenrain - Dienhausen		
			Entwurfs- und Genehmigungsplanung		
Datum			Datum		
Unterschrift			Unterschrift		
Entwurfsverfasser: Dr. Blasy - Dr. Overland Beratende Ingenieure GmbH & Co. KG Moosstraße 3 82279 Ehing am Angerssee			Entwurfsverfasser: Dr. Blasy - Dr. Overland 18.01.2018 		