


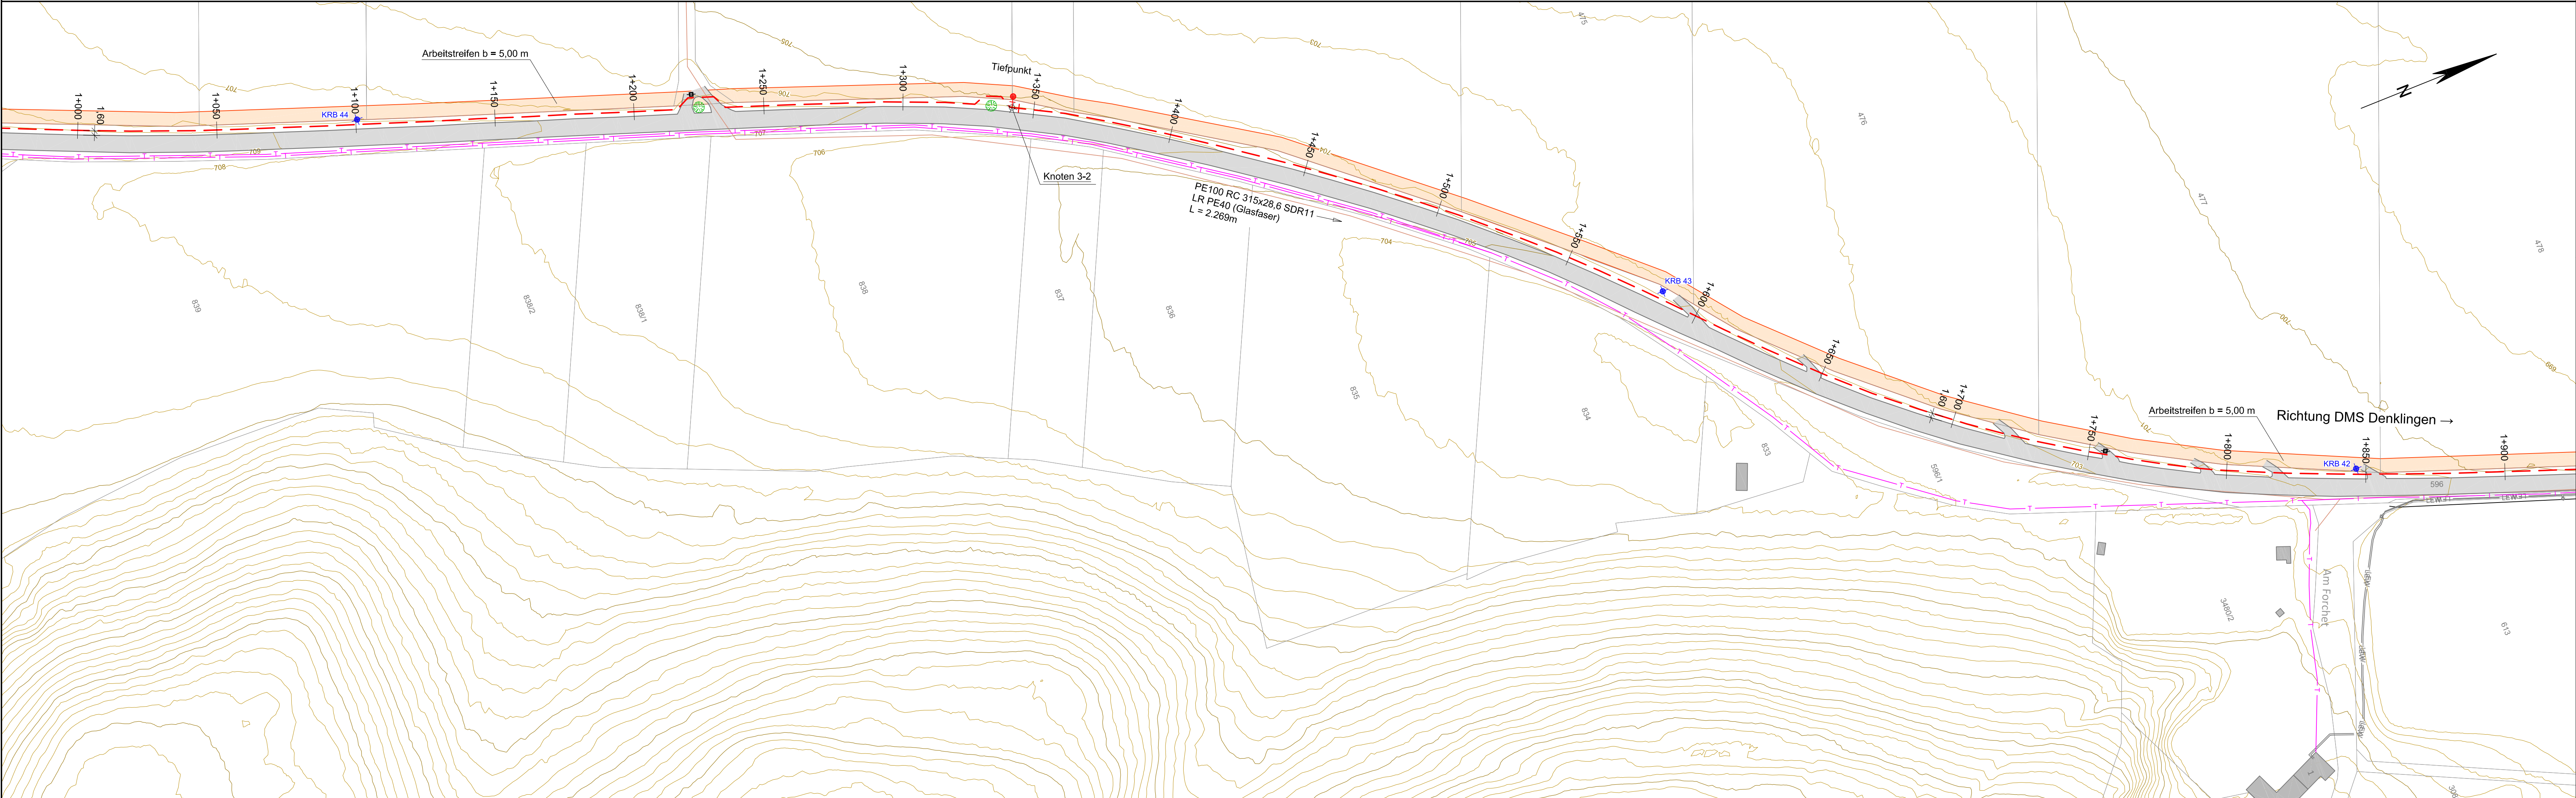


Legende:

 
Bestand

- Flurgrenzen mit Nr.
- Gemeinde Grenze
- Gebäude Bestand
- Straße Bestand Asphalt
- Wege Bestand Kies/Schotter
- Höhenlinien (5,00m und 1,00m)
- Wasserleitung Bestand
- Schmutzwasserhaltung KS
- Kanal Druckleitung DS
- Regenwasserhaltung KR
- Telekom
- Stromleitung LEW
- Straßenbeleuchtung
- Stromleitung Gemeinde Fuchstal

Planung

- Gebäude
- Wasserleitung mit Stationierung
- Unterflurhydrant
- Entlüftungsventil
- Schieber
- Rückbau Wasserleitung
- Wasserleitung Neu Stadtwerke Schongau (Darstellung nur nachrichtlich)
- Kabelzugschacht
- Details Knotenpunkte siehe Plan Nr. A 40-14
- Bohrprofile (siehe Baugrundgutachten Wasserversorgung)

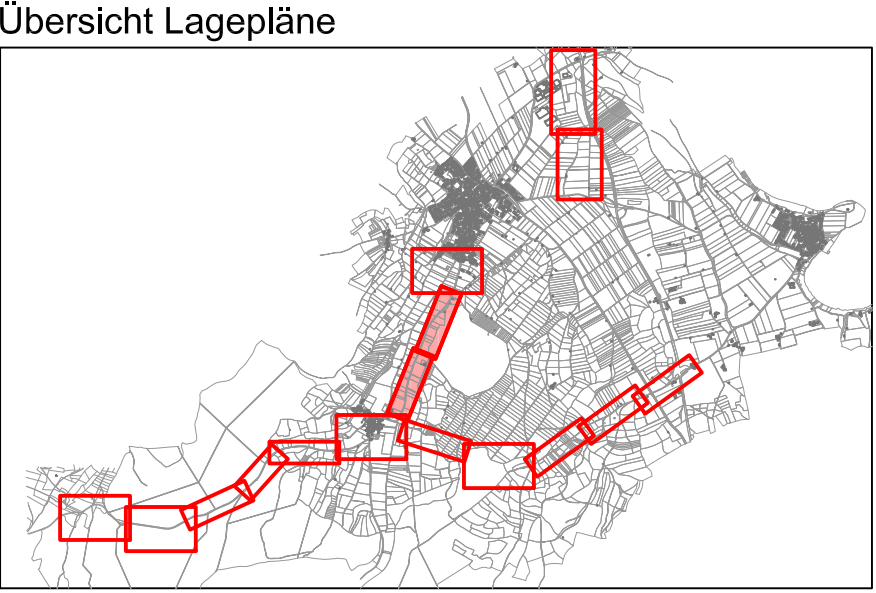

Nr.	Änderungen		geänd. am	Name	gepr. am
Vorhaben: Erneuerung Wasserversorgung Denklingen			Projekt.-Nr.: ea-Denk-001.01		
Landkreis: Landsberg am Lech Gemeinde: Denklingen			Anlage: 6		
Maßstab: 1 : 1000			Plan-Nr.: A 40-6		
Lageplan Planung Dienhausen - Denklingen				Datum	Name
			entw.	März 2019	Krötzingler
			gez.	März 2019	Lenz
			gepr.	15.05.2019	
Vorhabensträger: Gemeinde Denklingen Hauptstraße 23 86920 Denklingen			Entwurfsverfasser: Dr. Blasy - Dr. Overland Beratende Ingenieure GmbH & Co. KG Moosstraße 3 82229 Eching am Ampersee 15.05.2019 		
Datum Unterschrift			Datum Unterschrift		