


GRUNDRISS- UNTERGESCHOSS

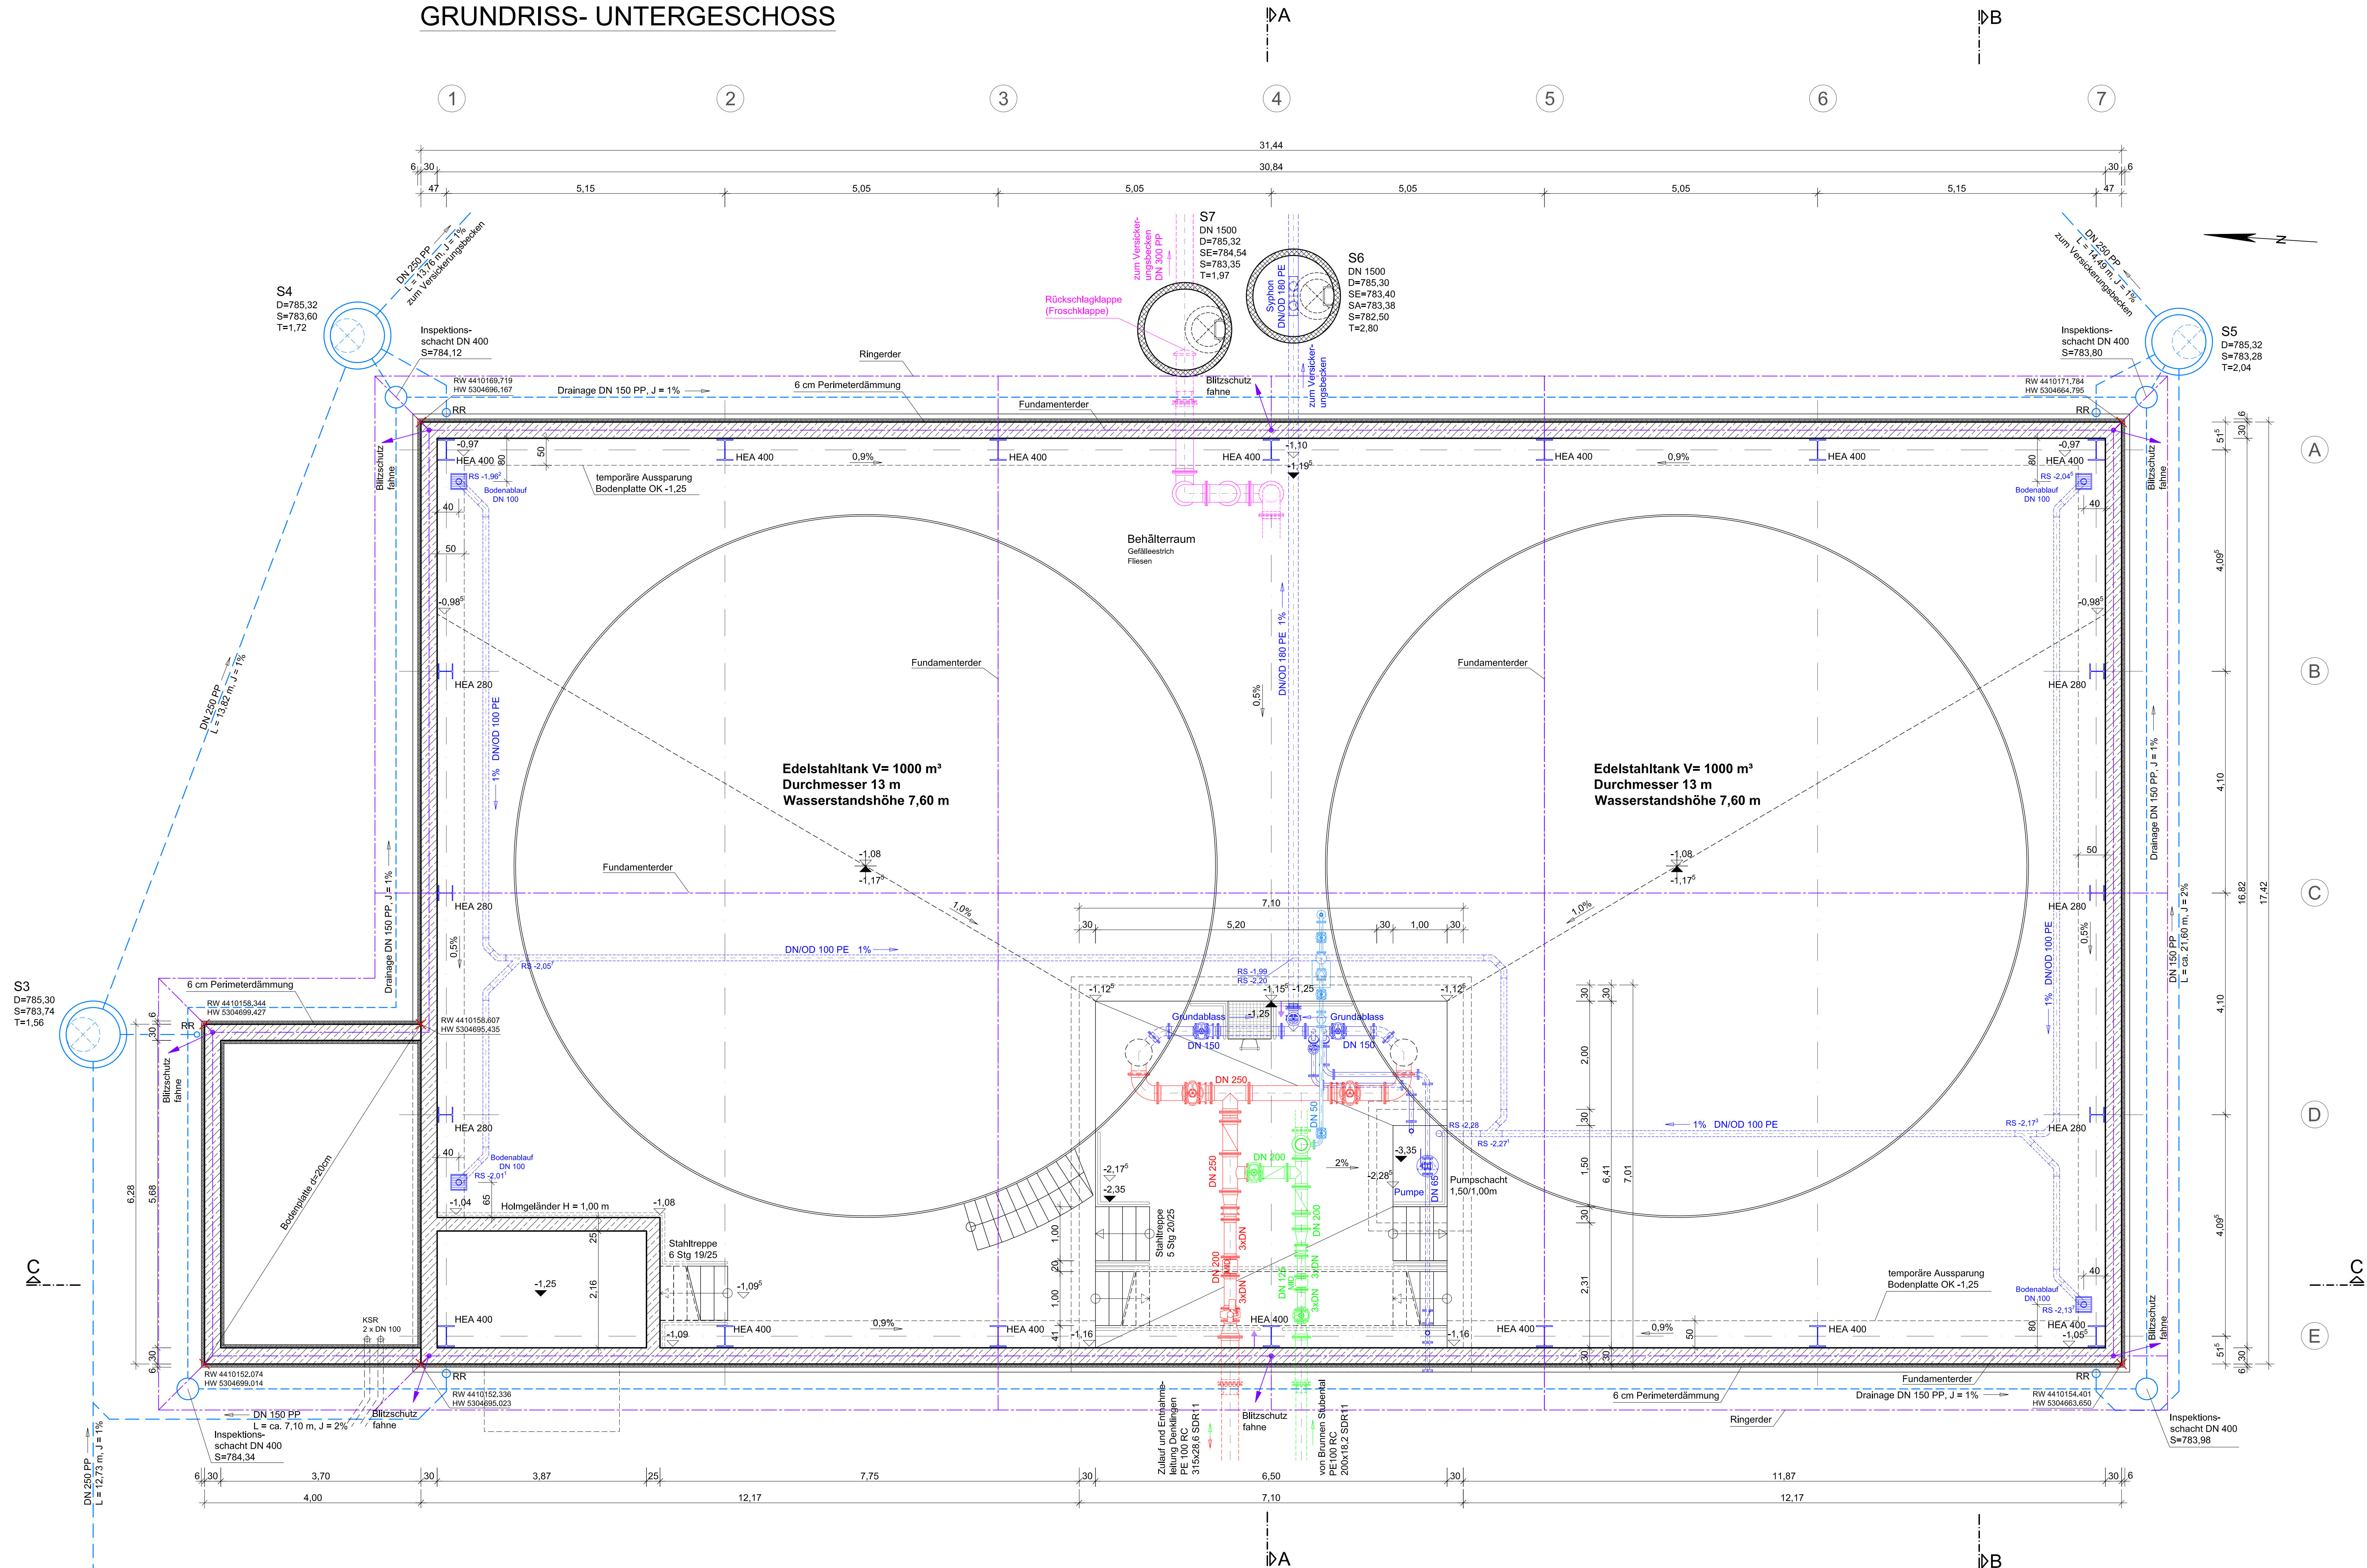

Nr.	Änderungen	geänd. am	Name	gepr. am	Name
Vorhaben: Erneuerung Wasserversorgung Denklingen					
Landkreis: Landsberg am Lech Gemeinde: Denklingen			Projekt-Nr.: ea-Denk-001.01		
Maßstab: 1 : 50			Anlage: 6		
Landkreis: Landsberg am Lech Gemeinde: Denklingen			Plan-Nr.: A 60a		
1 : 50			Hochbehälter Lichtenrain Grundriss - Untergeschoß		
Vorhabensträger: Gemeinde Denklingen Hauptstraße 23 86920 Denklingen			Entwurfsverfasser: Dr. Blasy - Dr. Overland Beratende Ingenieure GmbH & Co. KG Moosstraße 3 82279 Erching am Angersbach 15.05.2019		
Datum			Unterschrift		