




Schnitt A-A

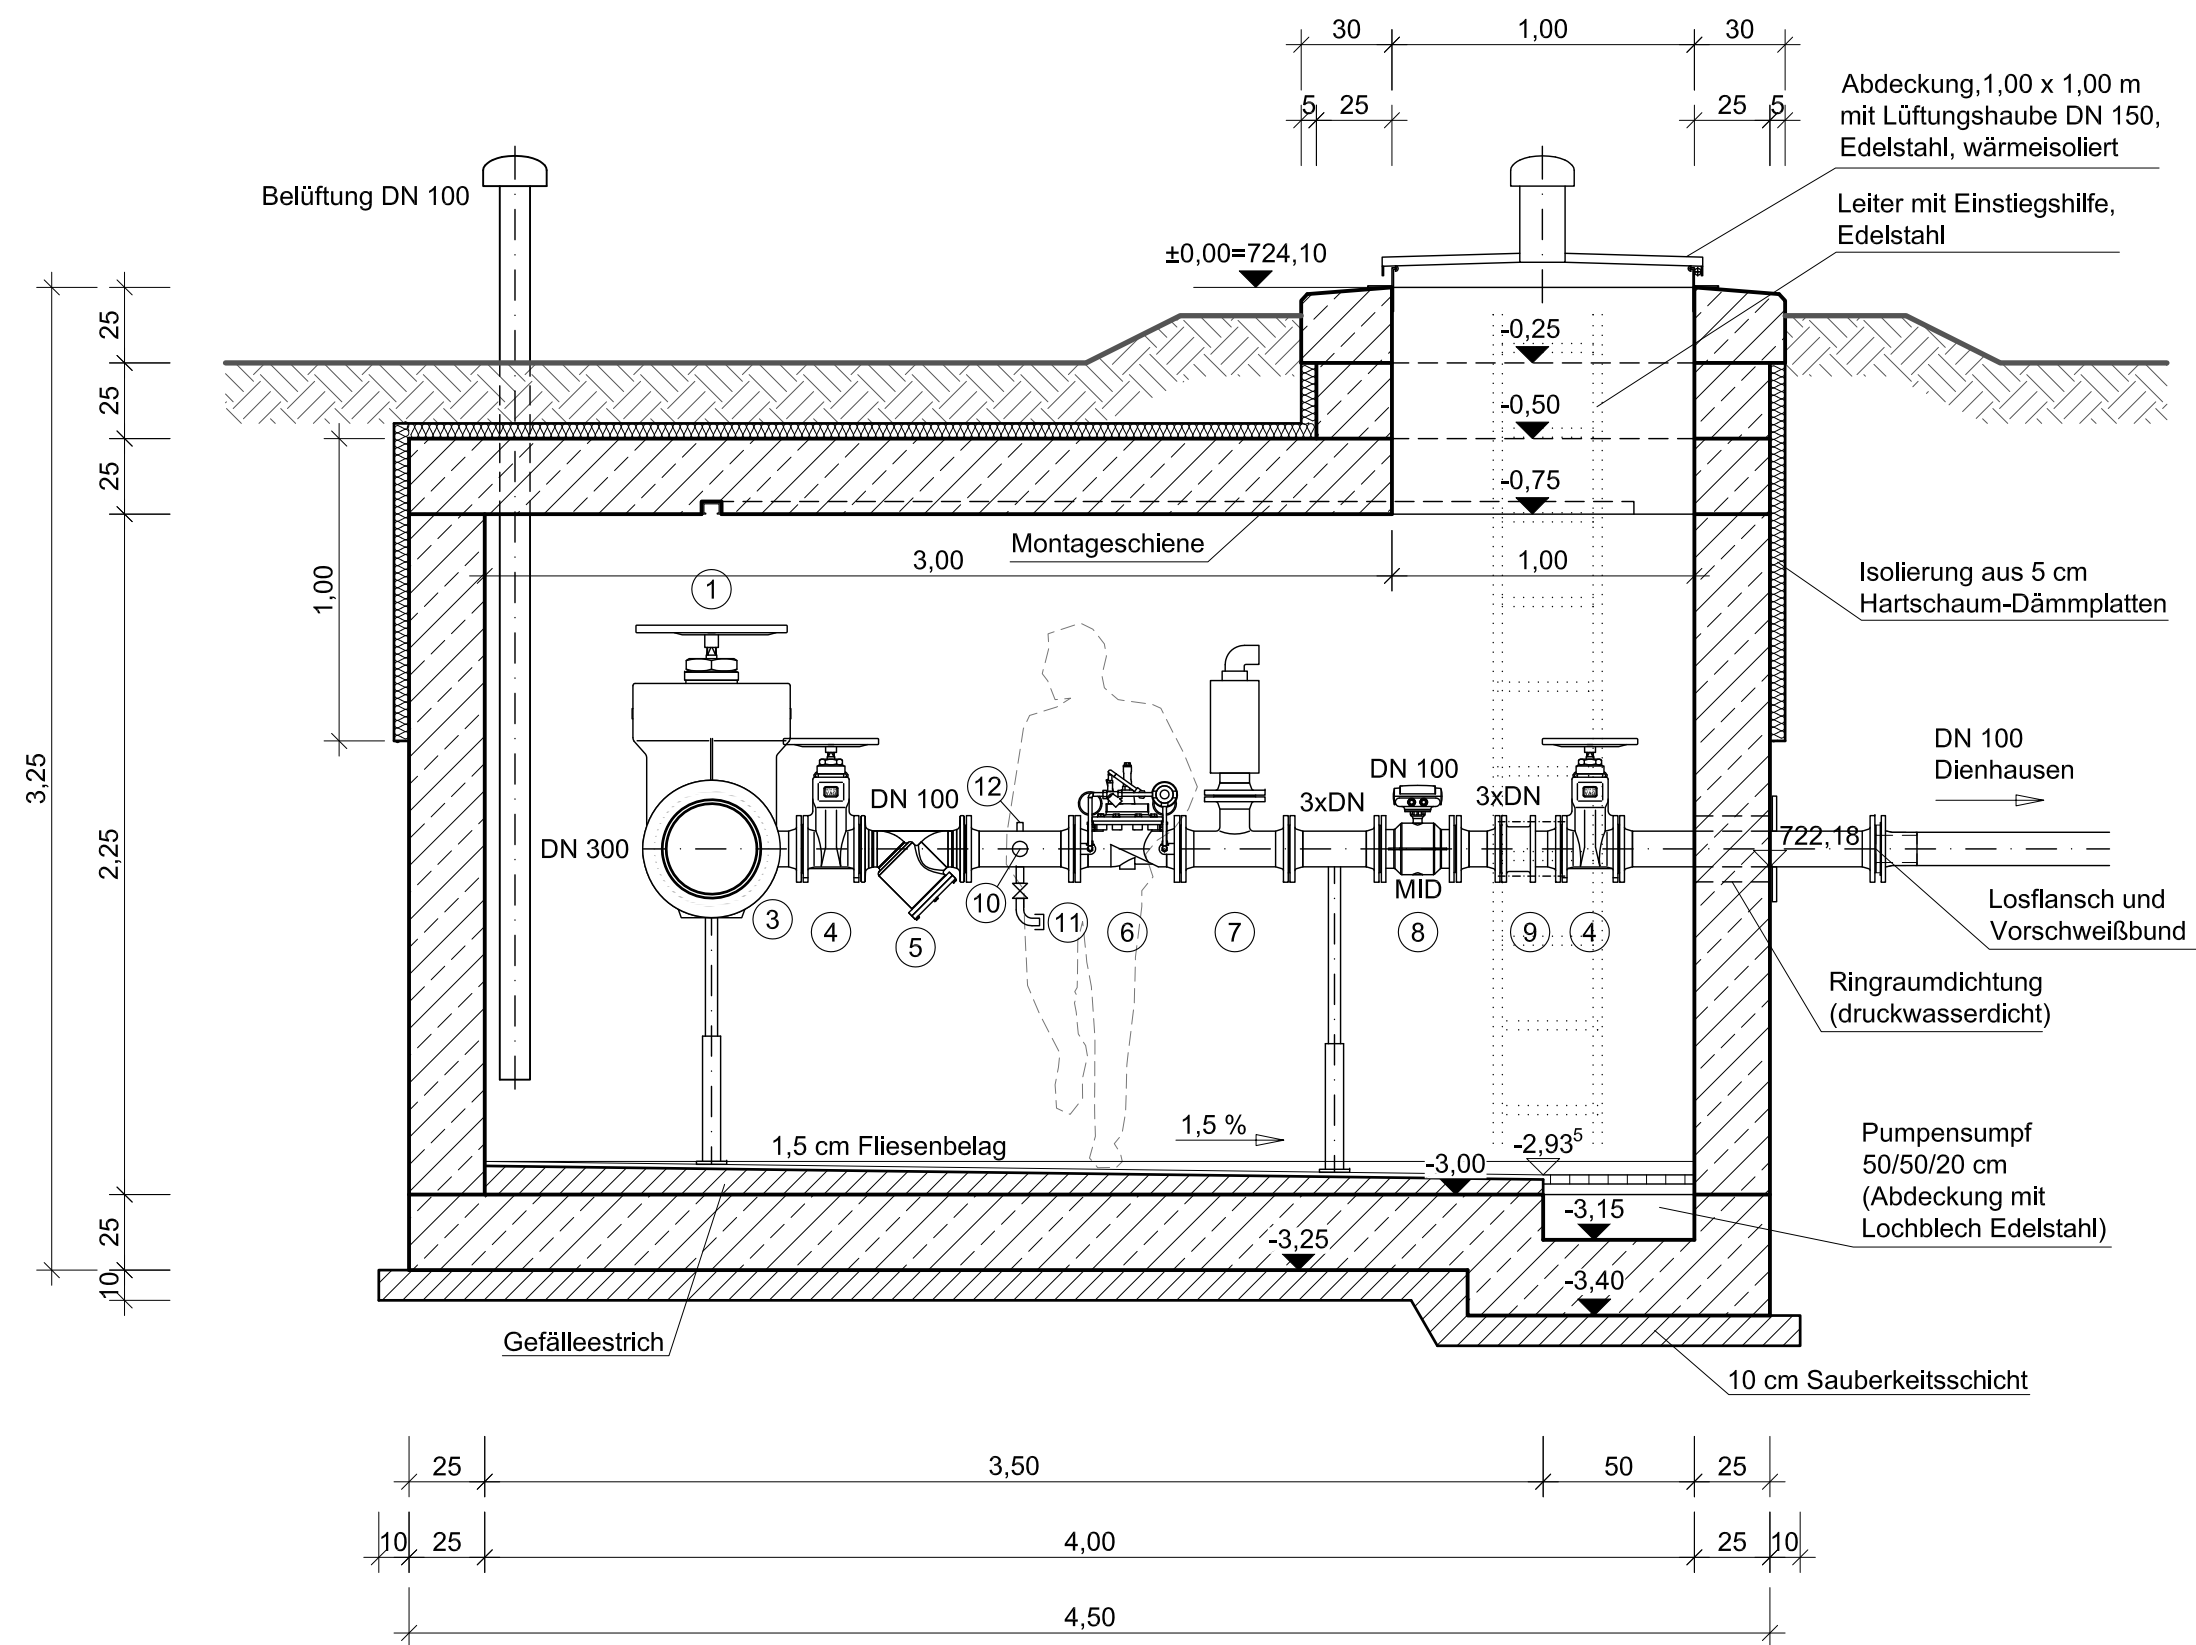

Schnitt B-B

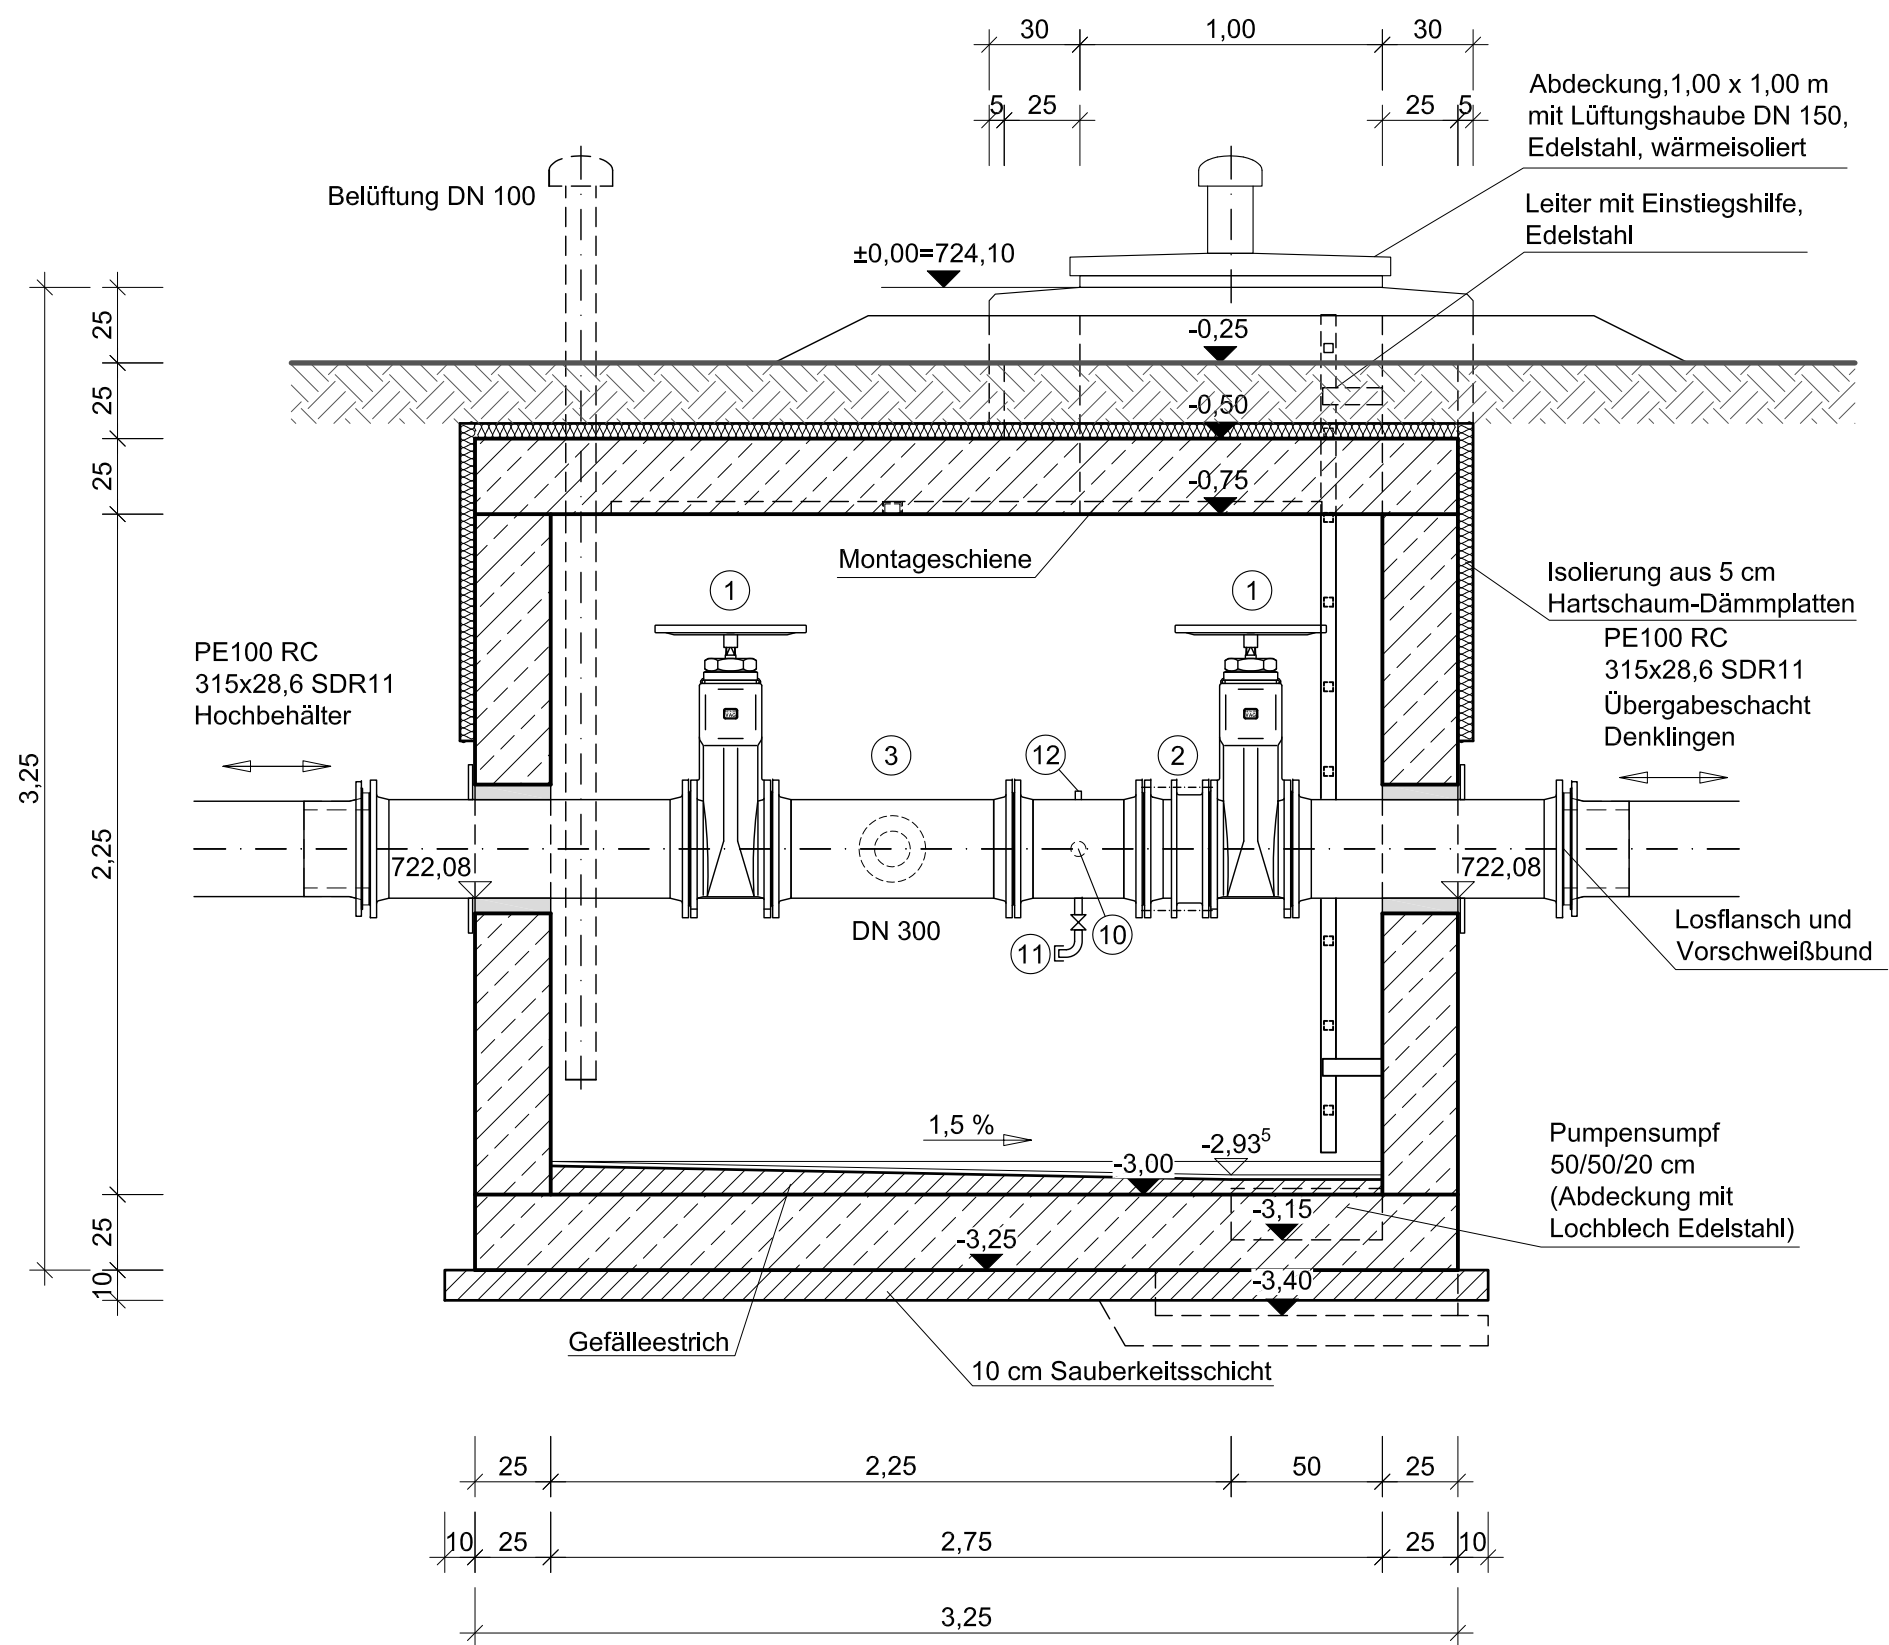

Grundriss

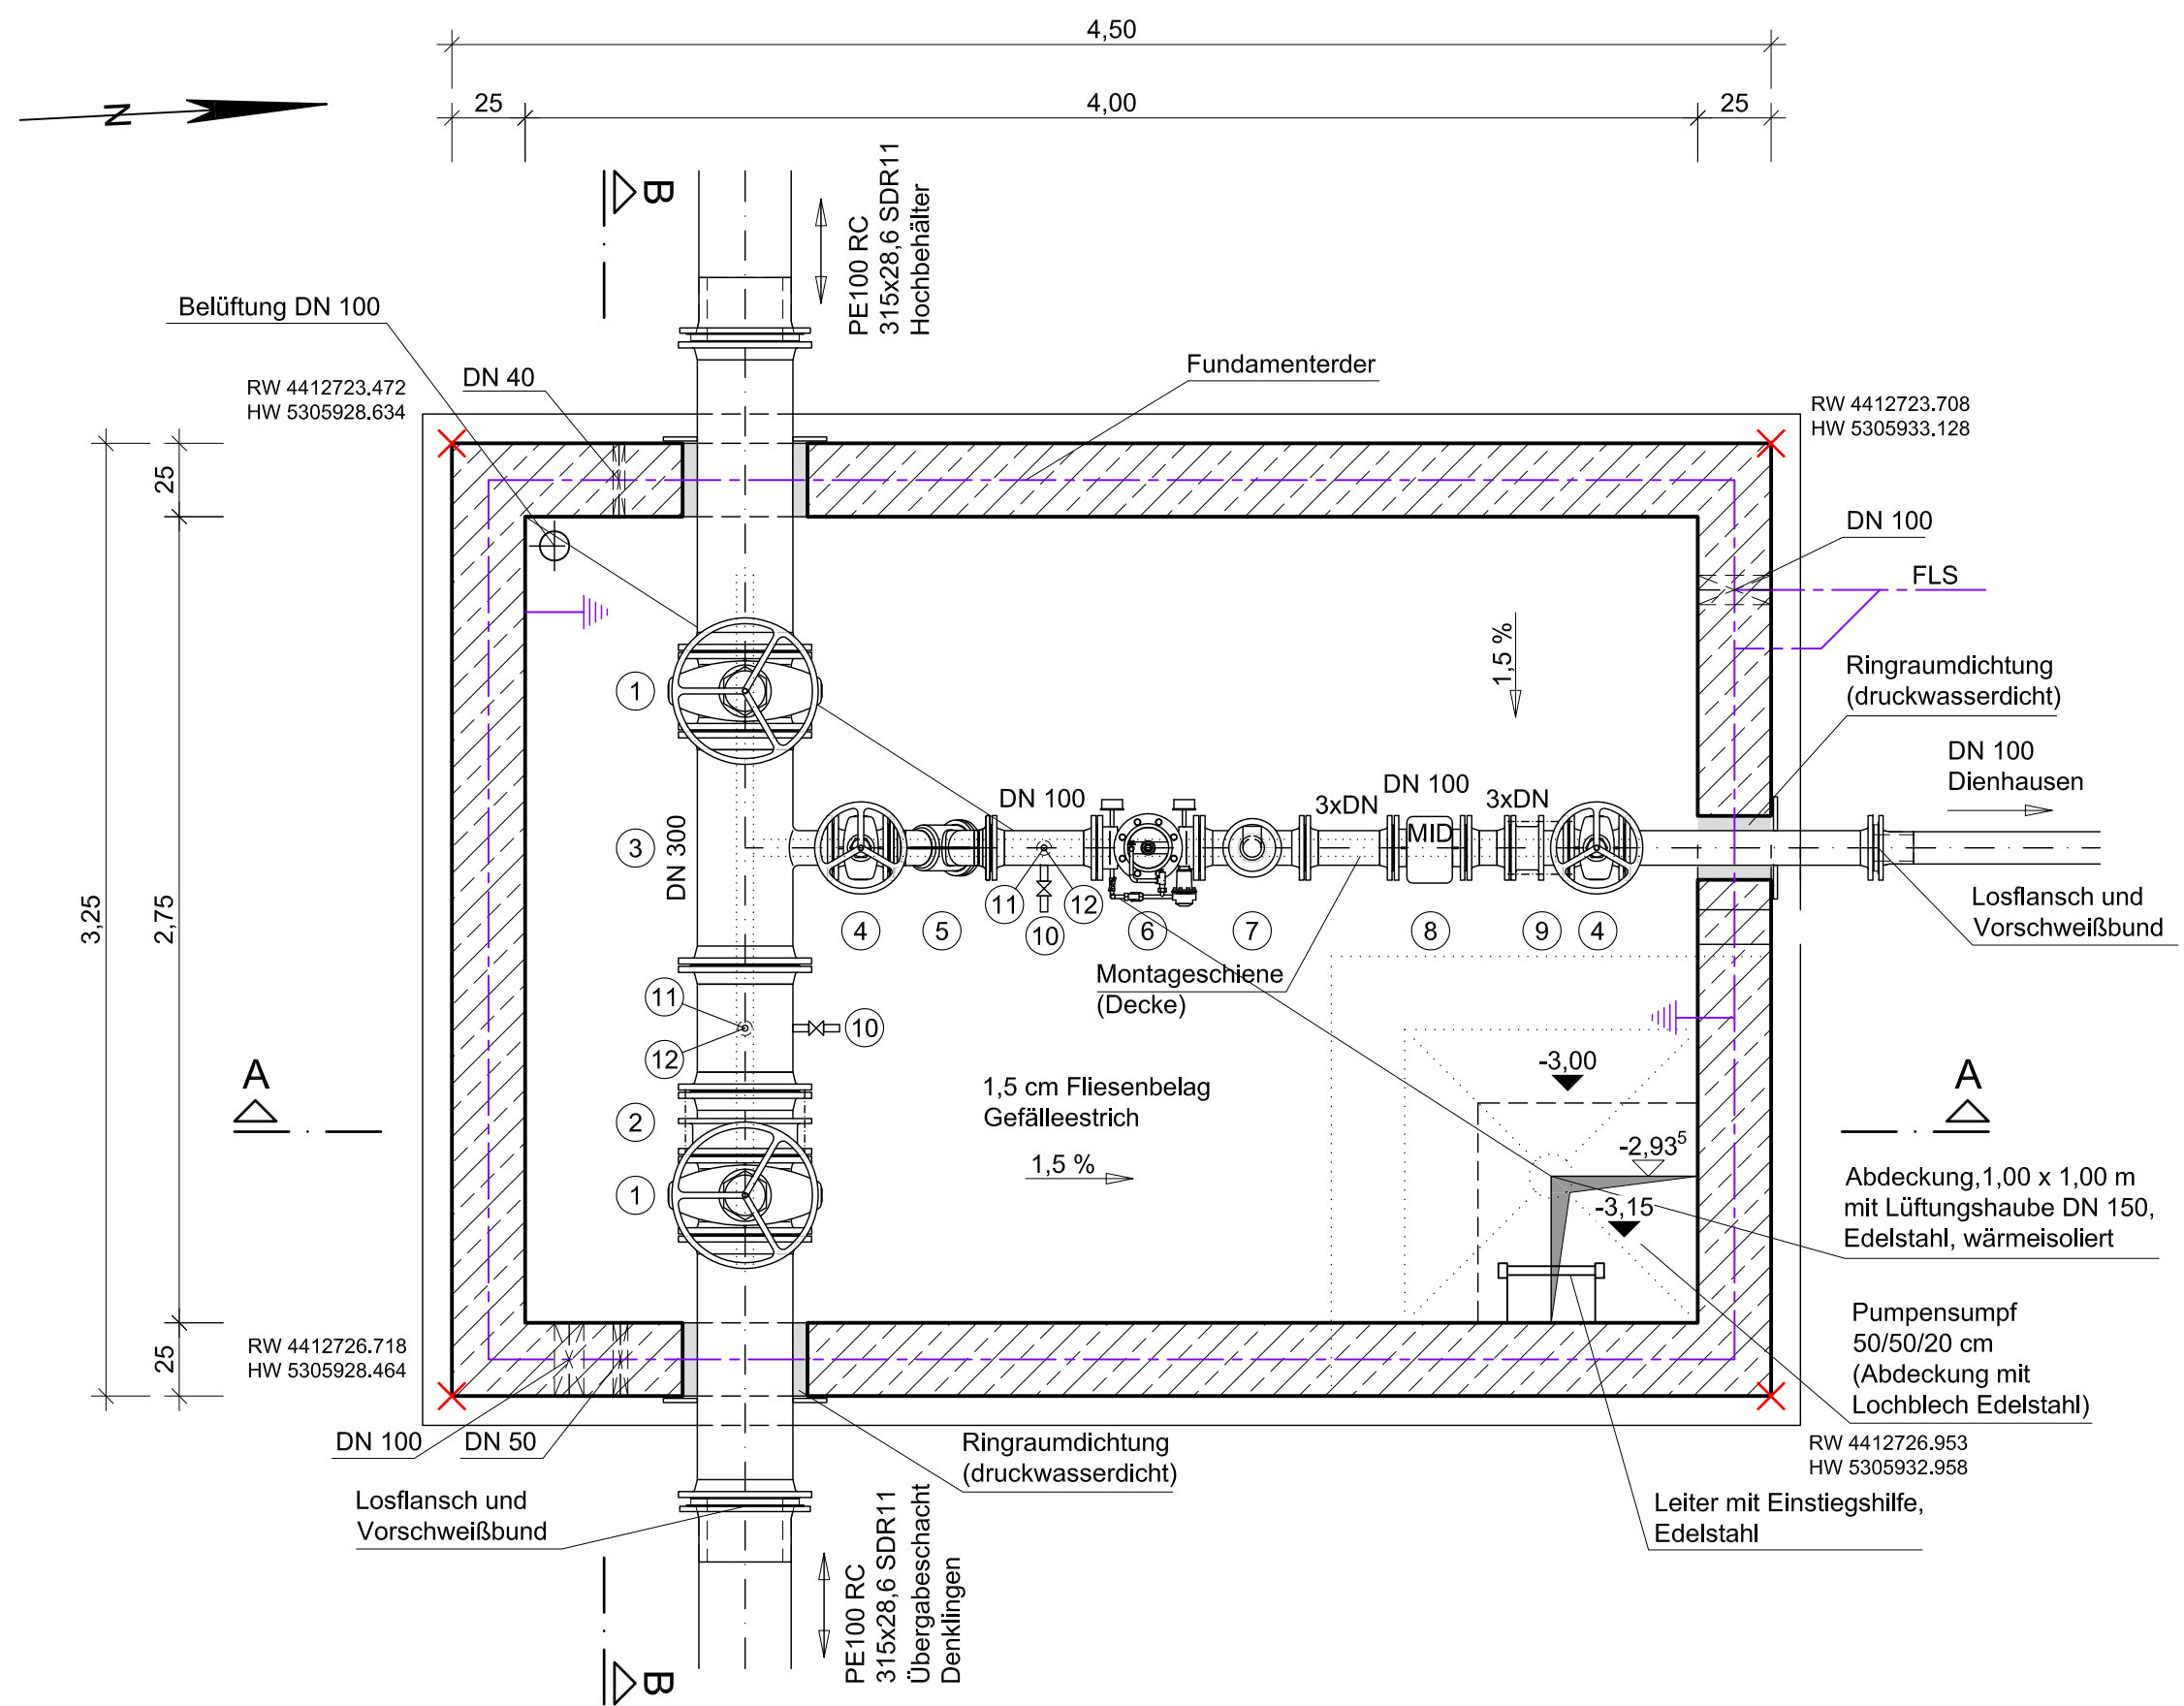

Zeichenerklärung:

- 1 Schieber DN 300
- 2 Ausbaustück DN 300
- 3 T-Stück DN 300/100
- 4 Schieber DN 100
- 5 Schmutzfänger DN 100
- 6 Druckminderventil DN 100
- 7 Be- und Entlüftungsventil
- 8 MID DN 100
- 9 Ausbaustück DN 100
- 10 1/2 " Anschweißnippel mit Kugelhahn u. Probenahmehahn
- 11 2 " Anschweißstutzen mit Kugelhahn und Rohrkupplung (Spülen, Entleeren und Desinfizieren)
- 12 1/2 " Anschweißmuffe

Boden-, Wand- und Deckenstärken gemäß statischer Berechnung.
Angegebene Maße sind nur Richtwerte.
Ausführung Stahlbeton in WU-Beton.

Nr.	Änderungen	geänd. am	Name	gepr. am	Name
Vorhaben: Erneuerung Wasserversorgung Denklingen			Projekt-Nr.: ea-Denk-001.01		
			Anlage: 6		
			Plan-Nr.: A 65		
Landkreis: Landsberg am Lech Gemeinde: Denklingen					
Maßstab: 1 : 25	Druckminderschacht Dienhausen			Datum	Name
			entw.	März 2019	Krötzing
			gez.	März 2019	Lenz
	Ausführungsplanung		gepr.	15.05.2019	<i>D. Baer</i>
Vorhabensträger:			Entwurfsverfasser:		
Gemeinde Denklingen Hauptstraße 23 86920 Denklingen			<u>Dr. Blasy - Dr. Øverland</u> Beratende Ingenieure GmbH & Co. KG Moosstraße 3 82278 Echting am Angersee 15.05.2019 Datum Unterschrift <i>D. Øverland</i>		