




Schnitt A-A

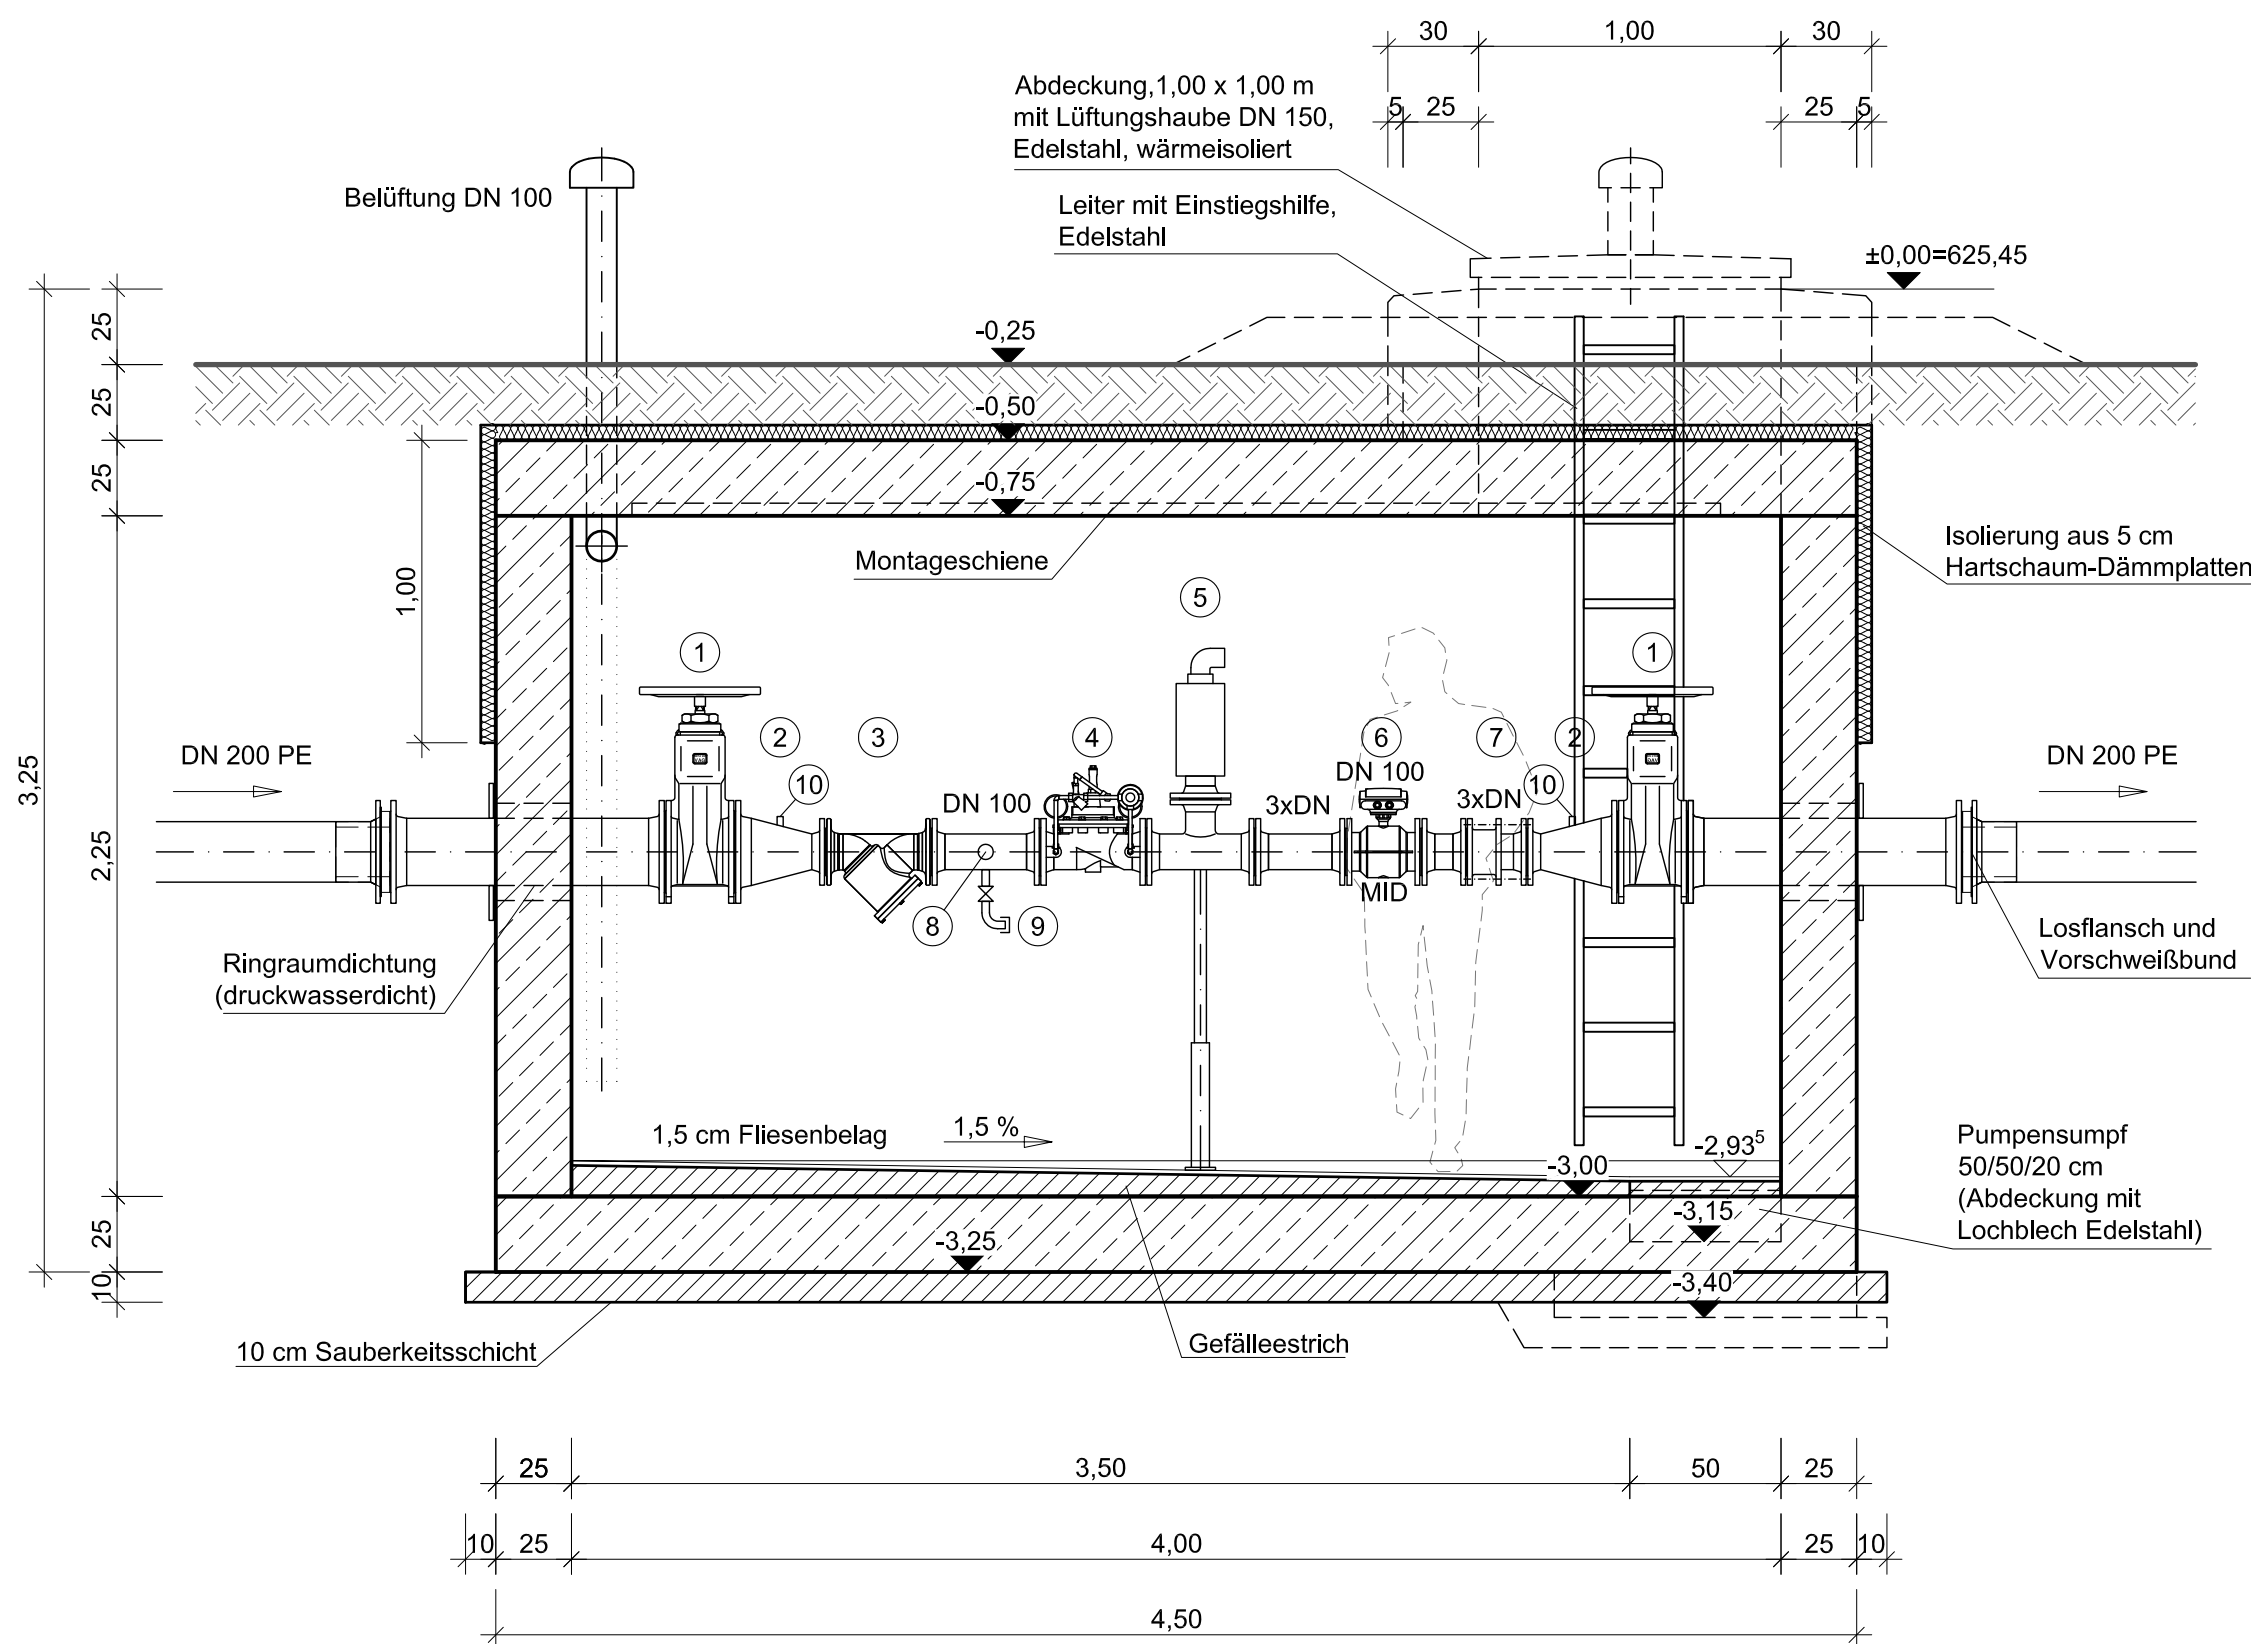

Schnitt B-B

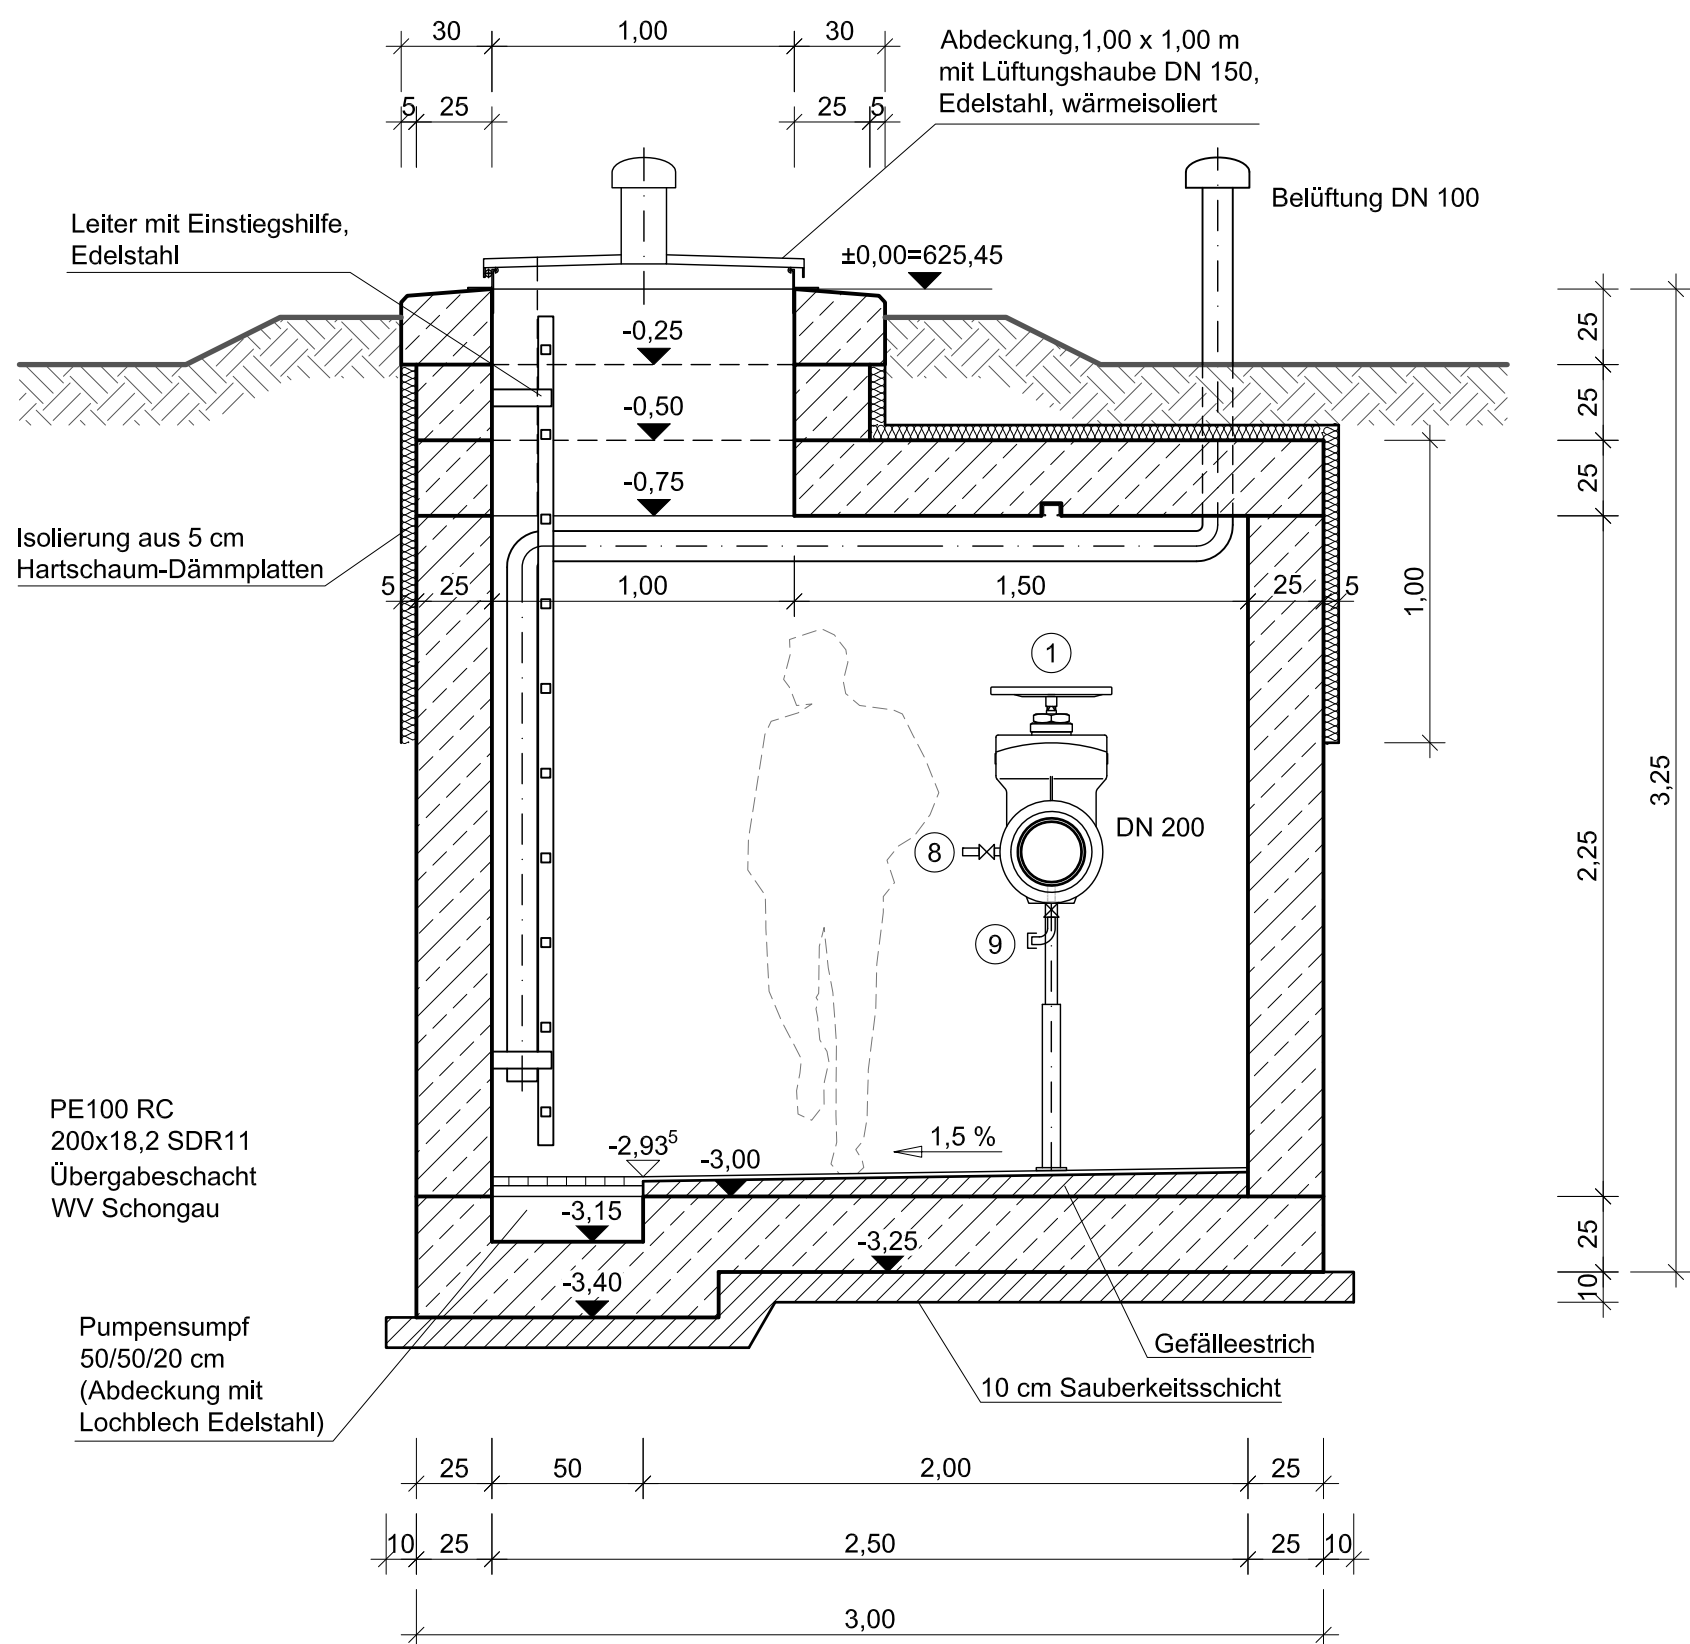

 
Grundriss

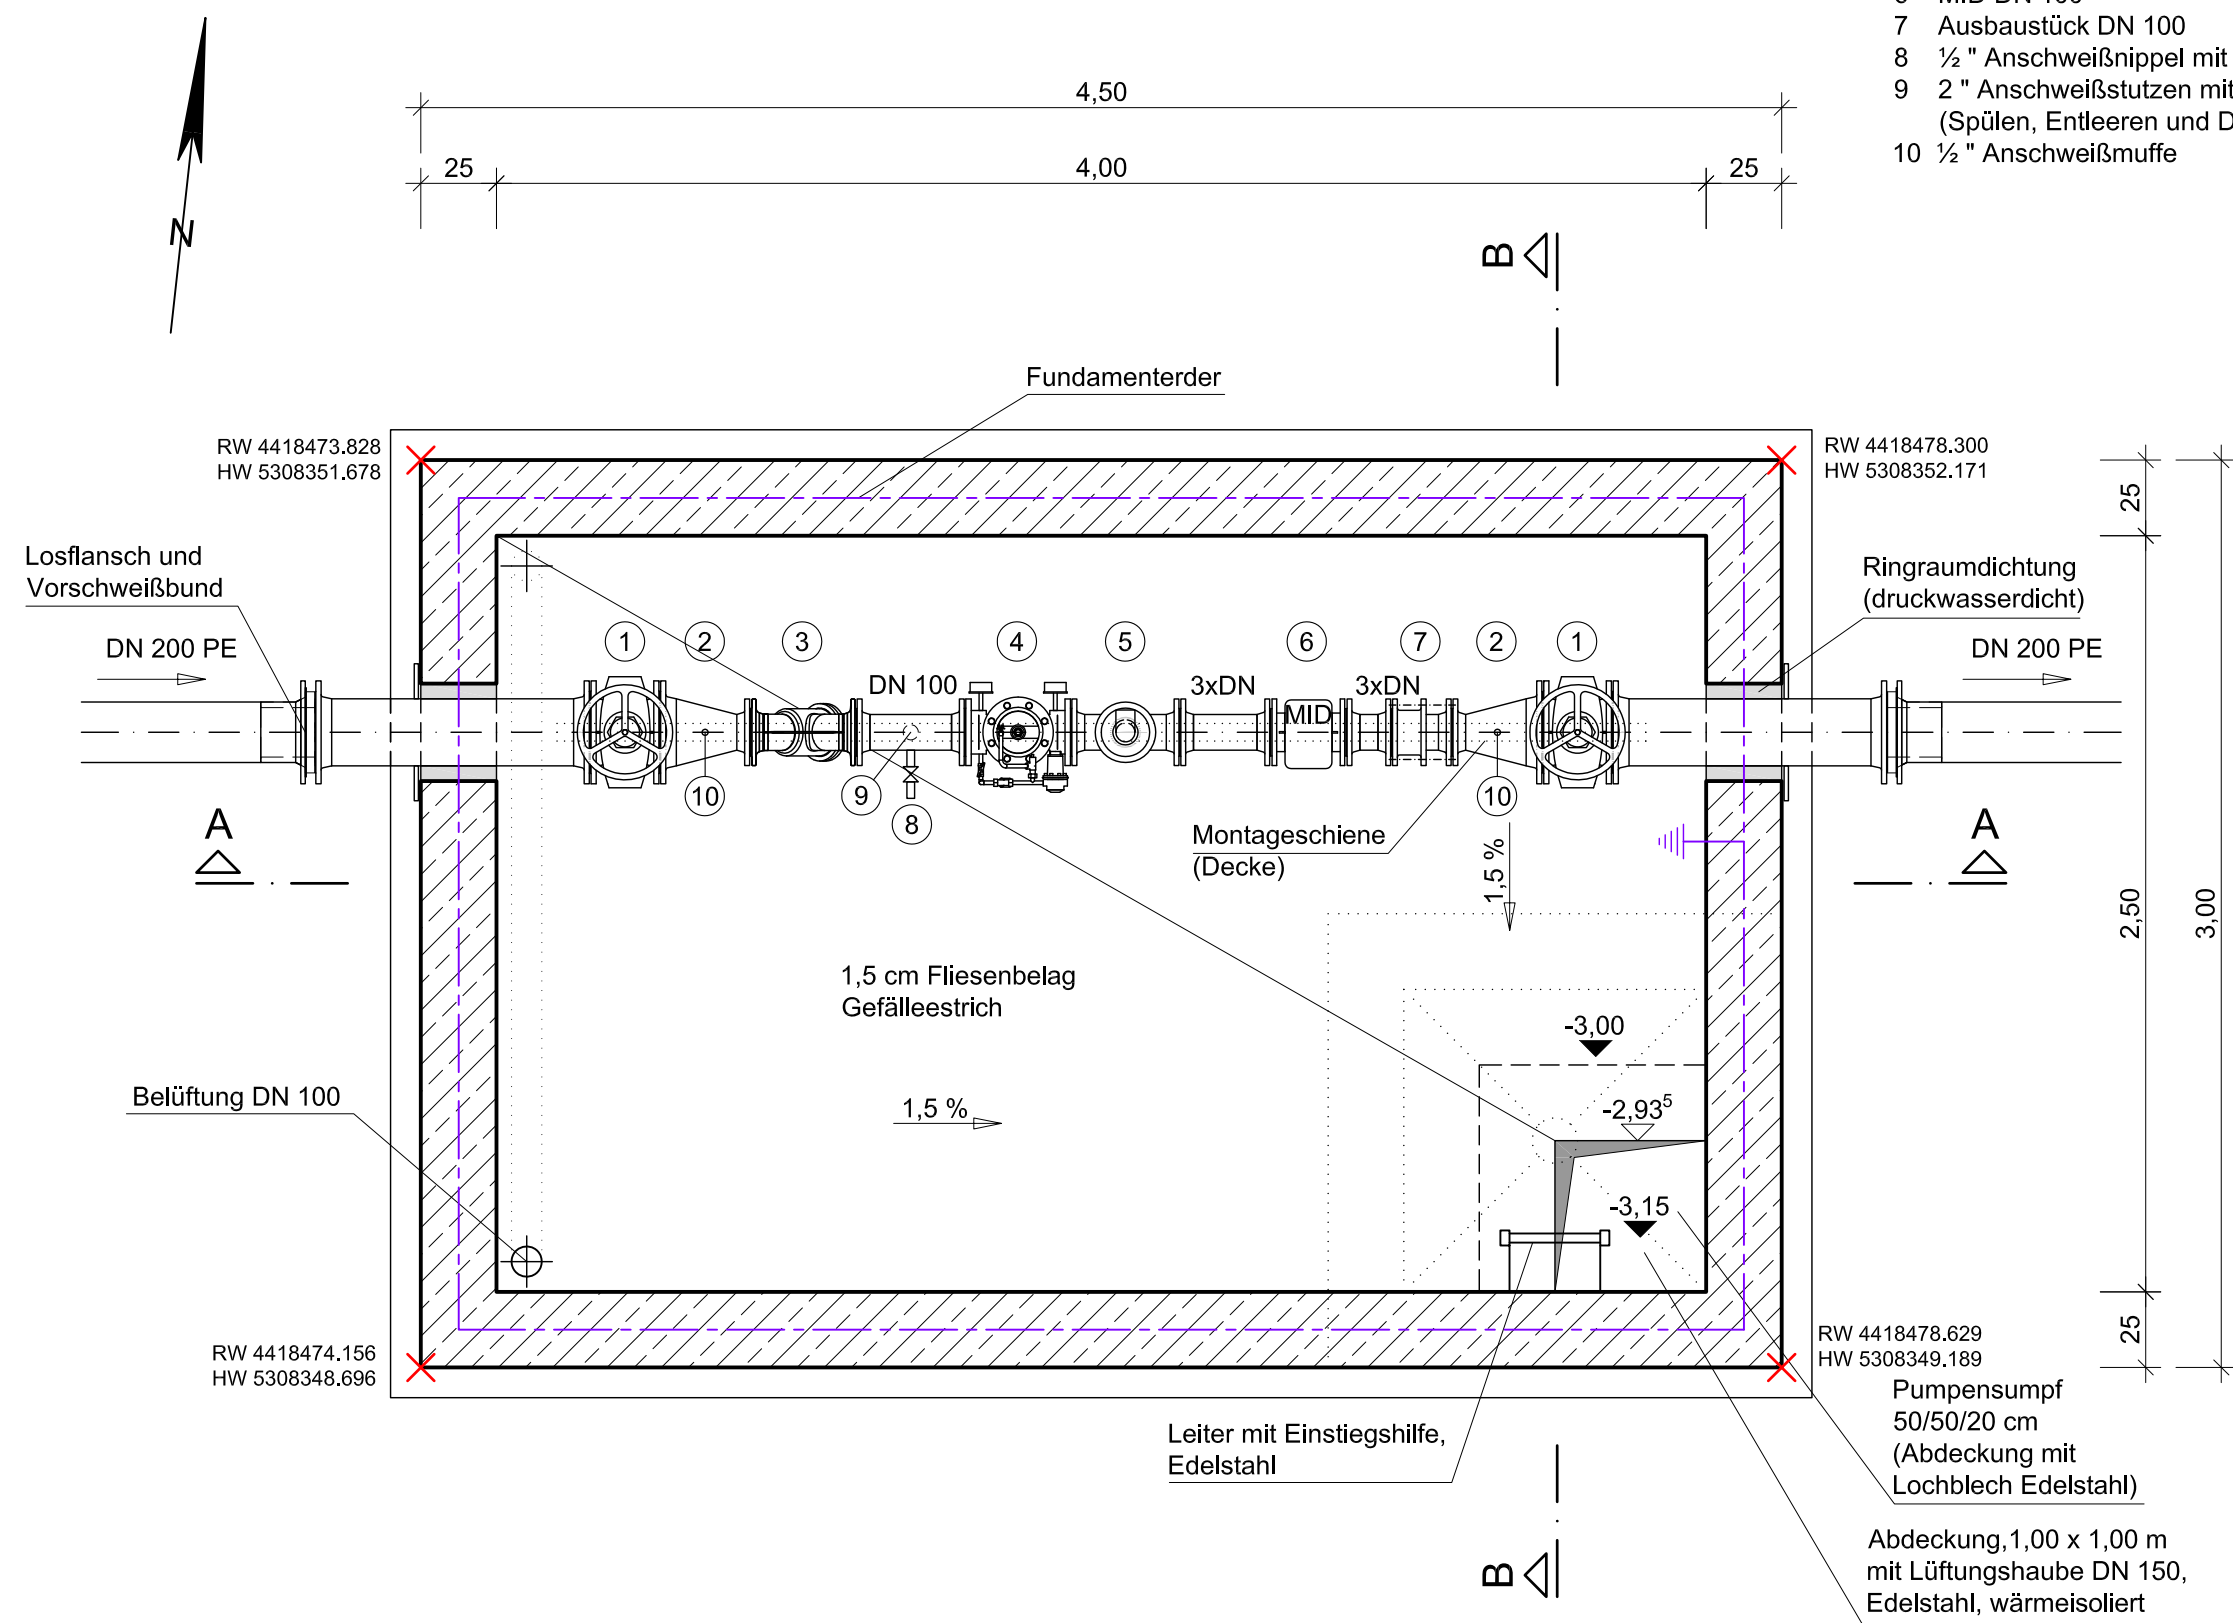

Zeichenerklärung:

- 1 Schieber DN 200
- 2 Reduzierstück DN 200/100
- 3 Schmutzfänger DN 100
- 4 Druckminderventil DN 100
- 5 Be- und Entlüftungsventil
- 6 MID DN 100
- 7 Ausbaustück DN 100
- 8 1/2" Anschweißnippel mit Kugelhahn u. Probenahmehahn
- 9 2" Anschweißstutzen mit Kugelhahn und Rohrkupplung (Spülen, Entleeren und Desinfizieren)
- 10 1/2" Anschweißmuffe

Boden-, Wand- und Deckenstärken gemäß statischer Berechnung.
Angewandte Maße sind nur Richtwerte.
Ausführung Stahlbeton in WU-Beton.

Nr.	Änderungen	geänd. am	Name	gepr. am	Name
Vorhaben: Erneuerung Wasserversorgung Denklingen			Projekt.-Nr.: ea-Denk-001.01		
			Anlage: 6		
			Plan-Nr.: A 66		
Landkreis: Landsberg am Lech Gemeinde: Denklingen					
Maßstab: 1 : 25	Druckminderschacht Epfach			Datum	Name
			entw.	März 2019	Krötzing
			gez.	März 2019	Lenz
		Ausführungsplanung	gepr.	15.05.2019	
Vorhabensträger:			Entwurfsverfasser:		
Gemeinde Denklingen Hauptstraße 23 86920 Denklingen			<u>Dr. Blasy - Dr. Øverland</u> Beratende Ingenieure GmbH & Co. KG Moosstraße 3 82279 Eching am Ammersee 15.05.2019 Datum		
Datum			Unterschrift		
			 Unterschrift		