


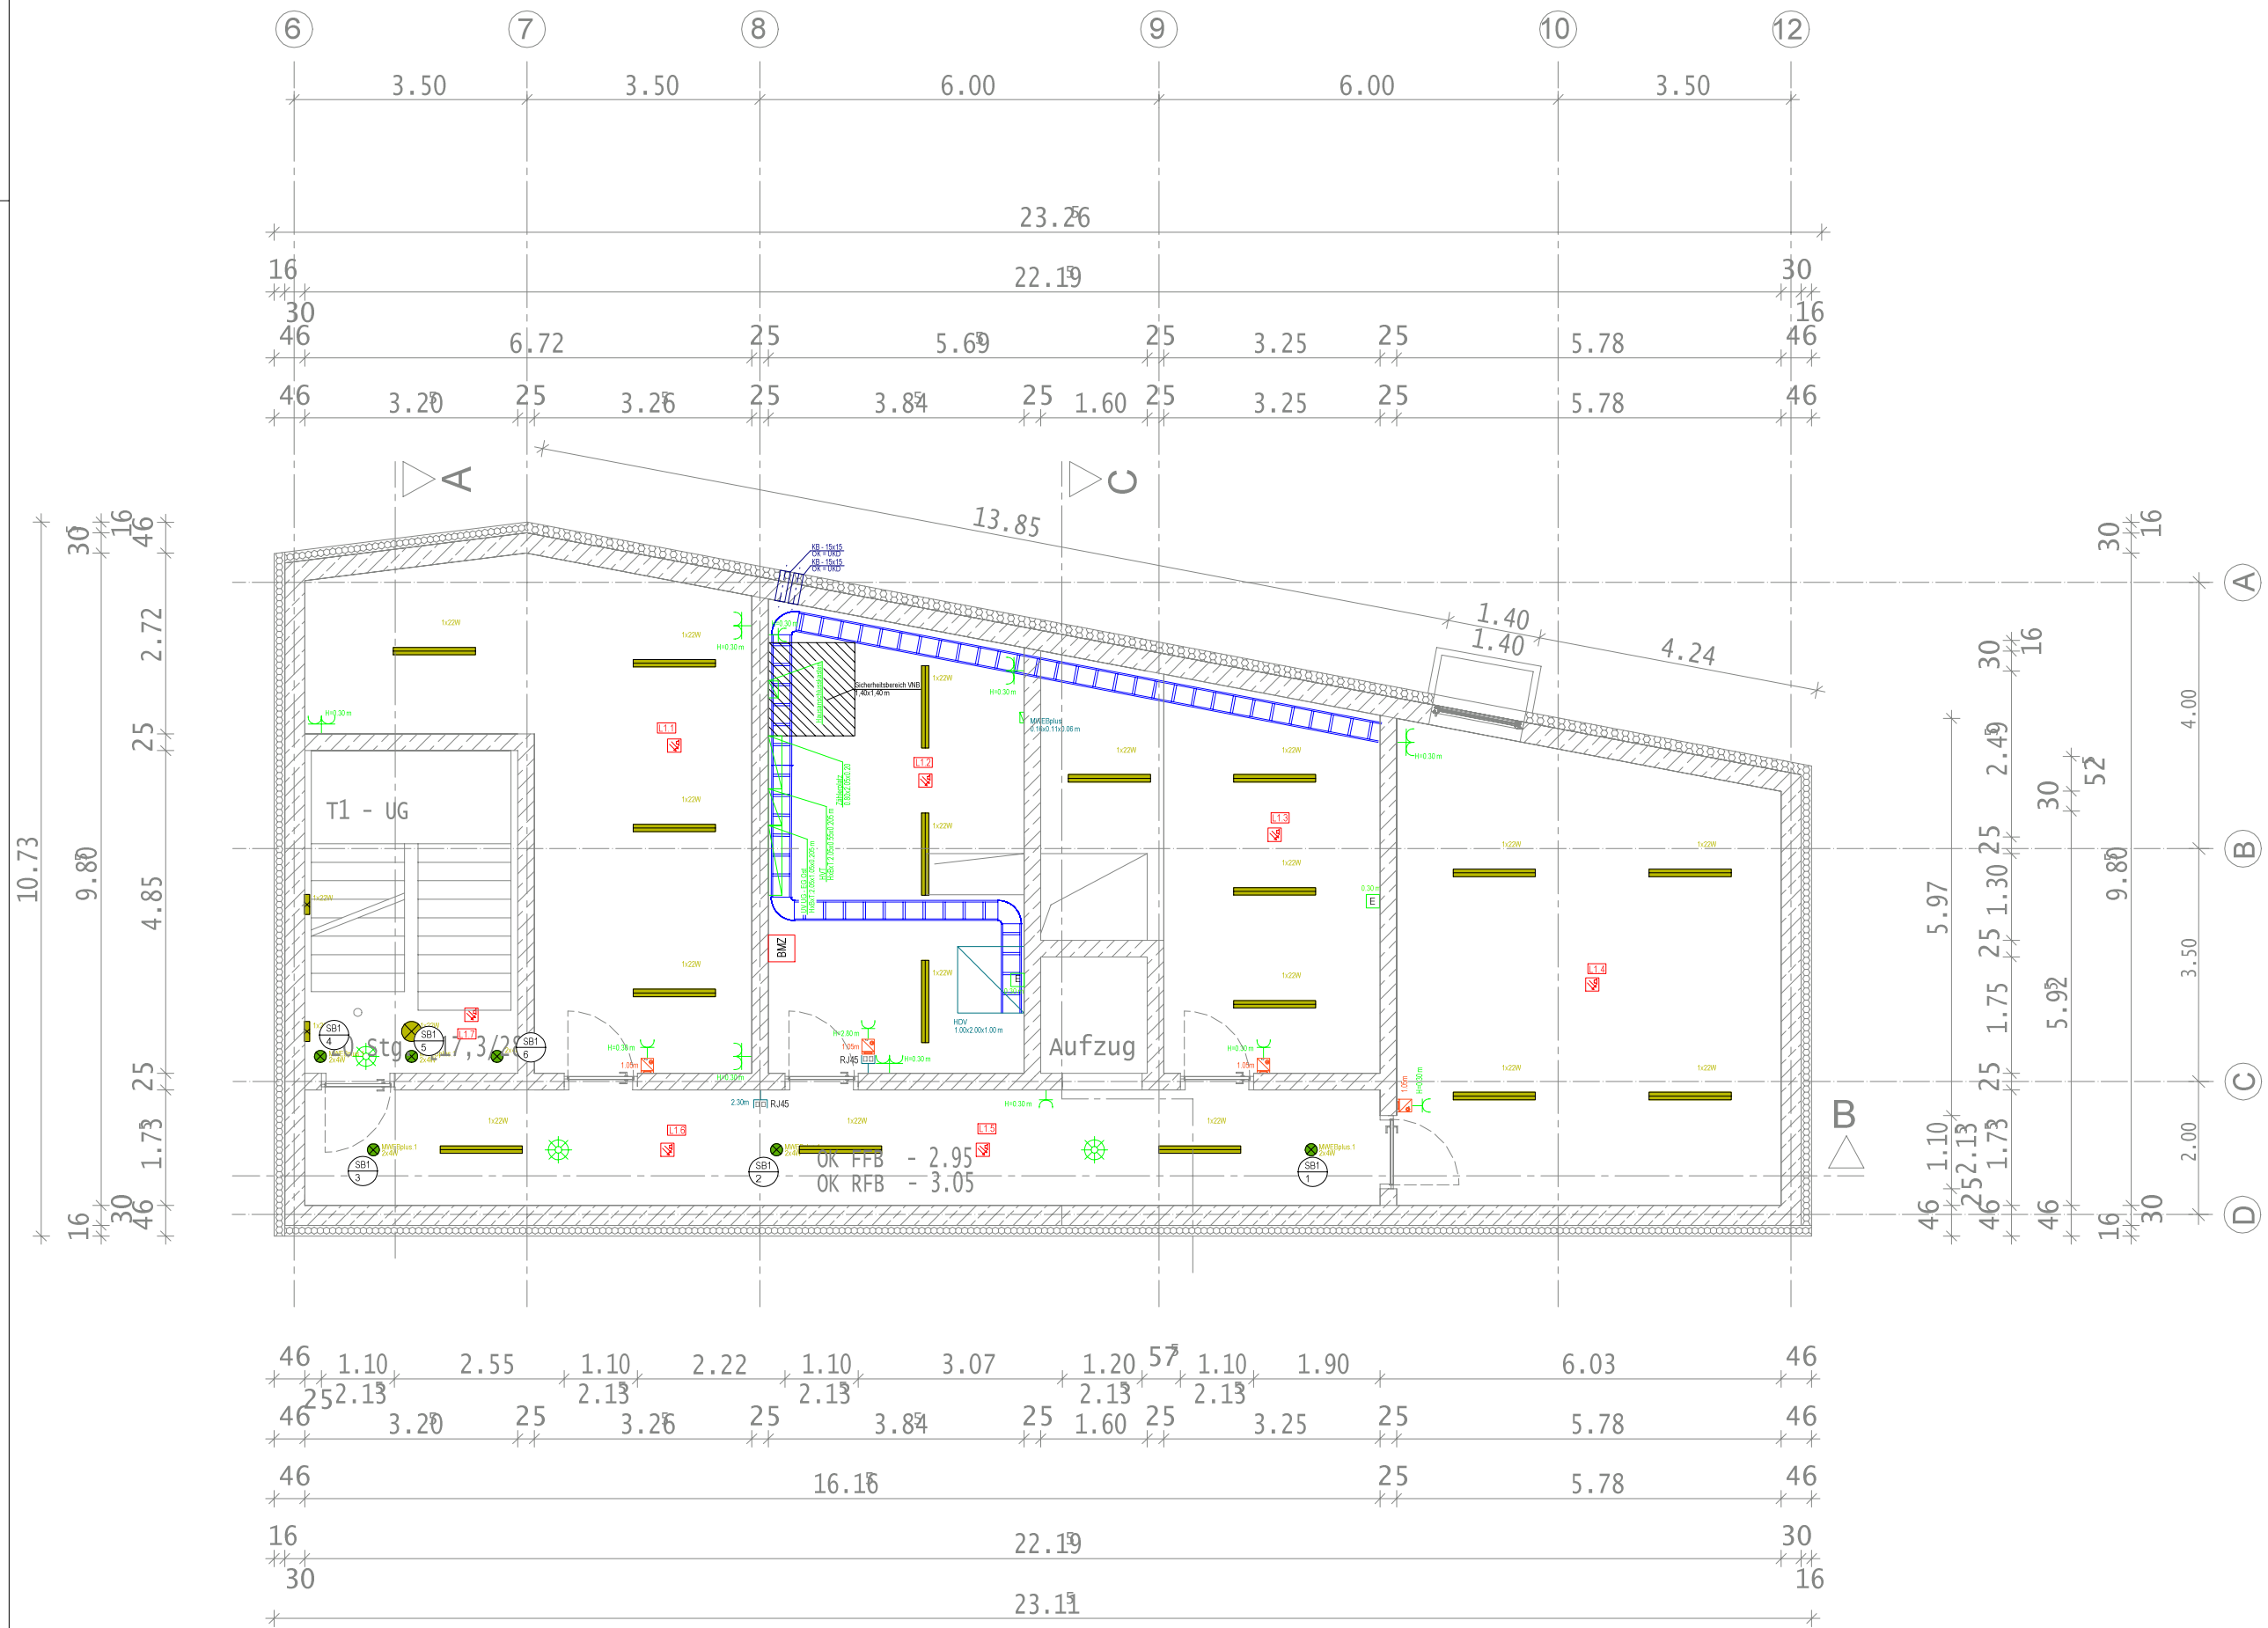

Treppenhaus
Lightnet
Basic-X1
(Art. BX10WE-840M-D300)
DxH: 300x55mm
Deckenanbaumontage
2,5Kg



Treppenhaus; Flur
RZB
Centryxx
(Art. 671840.002.1.04)
LxBxH: 180x180x32 mm
Deckenanbaumontage
0,97 Kg



Lager; Flur; Eli-Raum;
HLS-Raum; Lager
Trilux
Montigo 1200 O 2500-840 ET
(Art. TOC 6473740)
LxBxH: 1234x111x101mm
Deckenanbaumontage
3,6Kg

Kommunikation (Telefon/Daten)	Daten-Anschlussdose RJ45
Gefahrenmelde/Überwachung	BMA Rauchmelder, optisch + Akustik (RMO+A)
Sensor, Tasten, Schalten	KNX UP-Taster 2-fach, 1 Punktstellung, Abd.Fläche weiß, mit LED
Langfeldleuchte	Montigo 1200 O 2500-840 ET
Leuchte (diverse)	Centryxx, Sicherheitsleuchte, Einzelbatterie, Basic-X1 22W IP20 DxH:300x75mm
Kabelbahn-Segment	Kabelrinne 300x60mm
Sensor, Bewegung	Decken-Präsenzmelder 360° Reichw.ca.Ø 24m
Verteiler	Brandmelde-Zentrale Hausanschlusskasten Standschaltschrank IP54 H/B/T=1950/1050/205 +100mm Sockel Standschaltschrank IP54 H/B/T=1950/550/205 +100mm Sockel Netzwerkschrank 200x100x100 cm Standschaltschrank IP54 H/B/T=1950/800/205 +100mm Sockel Verteilerschrank
Steckdose	UP Schukosteckdose 1-fach [ws/rws] UP Schukosteckdose 2-fach [ws/rws]
Dose/Kasten	Elektrischer Anschluss, allgemein

Der Plan ist geistiges Eigentum des Planers und urheberrechtlich geschützt.
Vervielfältigung und Weitergabe an Dritte darf nur mit ausdrücklicher, schriftlicher Genehmigung des Planverfassers erfolgen.
Bei Missbrauch behält sich der Planverfasser rechtliche Schritte vor.

Die Angaben, auch betreffend der VDE Vorschriften, sind vom Unternehmen eigenverantwortlich zu prüfen.
Zeichnungen der Architekten und aller anderen Beteiligten sind zu beachten.
Sämtliche Unstimmigkeiten sind vor der Ausführung mit dem IB Abt abzustimmen, ferner ist die Ausführung mit den anderen Gewerken abzustimmen.
Ältere Versionen werden durch diesen Plan mit sofortiger Wirkung ungültig.

Auftraggeber: Gemeinde Denklingen Hauptstraße 23 86920 Denklingen	Architekt: m2s müller.schurr.architekten Birkenweg 11 87616 Marktoberdorf
---	---



ABT ELEKTROPLANUNG
Technisches Facility Management
Planung und Beratung
Ausschreibung und Abrechnung
Heisinger Straße 12
87437 Kempten
Tel.: 0831 - 52370060
Fax: 0831 - 523700699
Kunibertstraße 3
87452 Kimratshofen
Tel.: 08373 - 8648
Fax: 08373 - 967630
www.abt-elektroplanung.de - info@abt-elektroplanung.de

01	Trasse und Verteilungen eingezeichnet	14.08.2019	rt
02	Neue Grundrisse eingelesen	04.09.2019	öm
03	Planstand angepasst	22.10.2019	pl
04	Neue Grundrisse eingelesen	22.11.2019	pl
05	Planstand angepasst	28.11.2019	pl
Index	Änderungen	geändert am	gezeichnet

Planstand Gewerke: ARC Grundriss: 21.11.2019 ARC Deckenspiegel: - ARC Details: - Küchenplaner: - Reserve: - HLS Ausführung: 13.08.2019 HLS Aussparung: - HLS Deckenspiegel: - Landschaftsg.: - Reserve: -	Projekt: E260-19 KiTa Denklingen Planinhalt: Untergeschoss Planstand: Entwurfsplanung Druckdatum: 28.11.2019 Erstelldatum: 28.11.2019 Größe: 700x350mm Index: 05 Maßstab: 1:100
--	---