
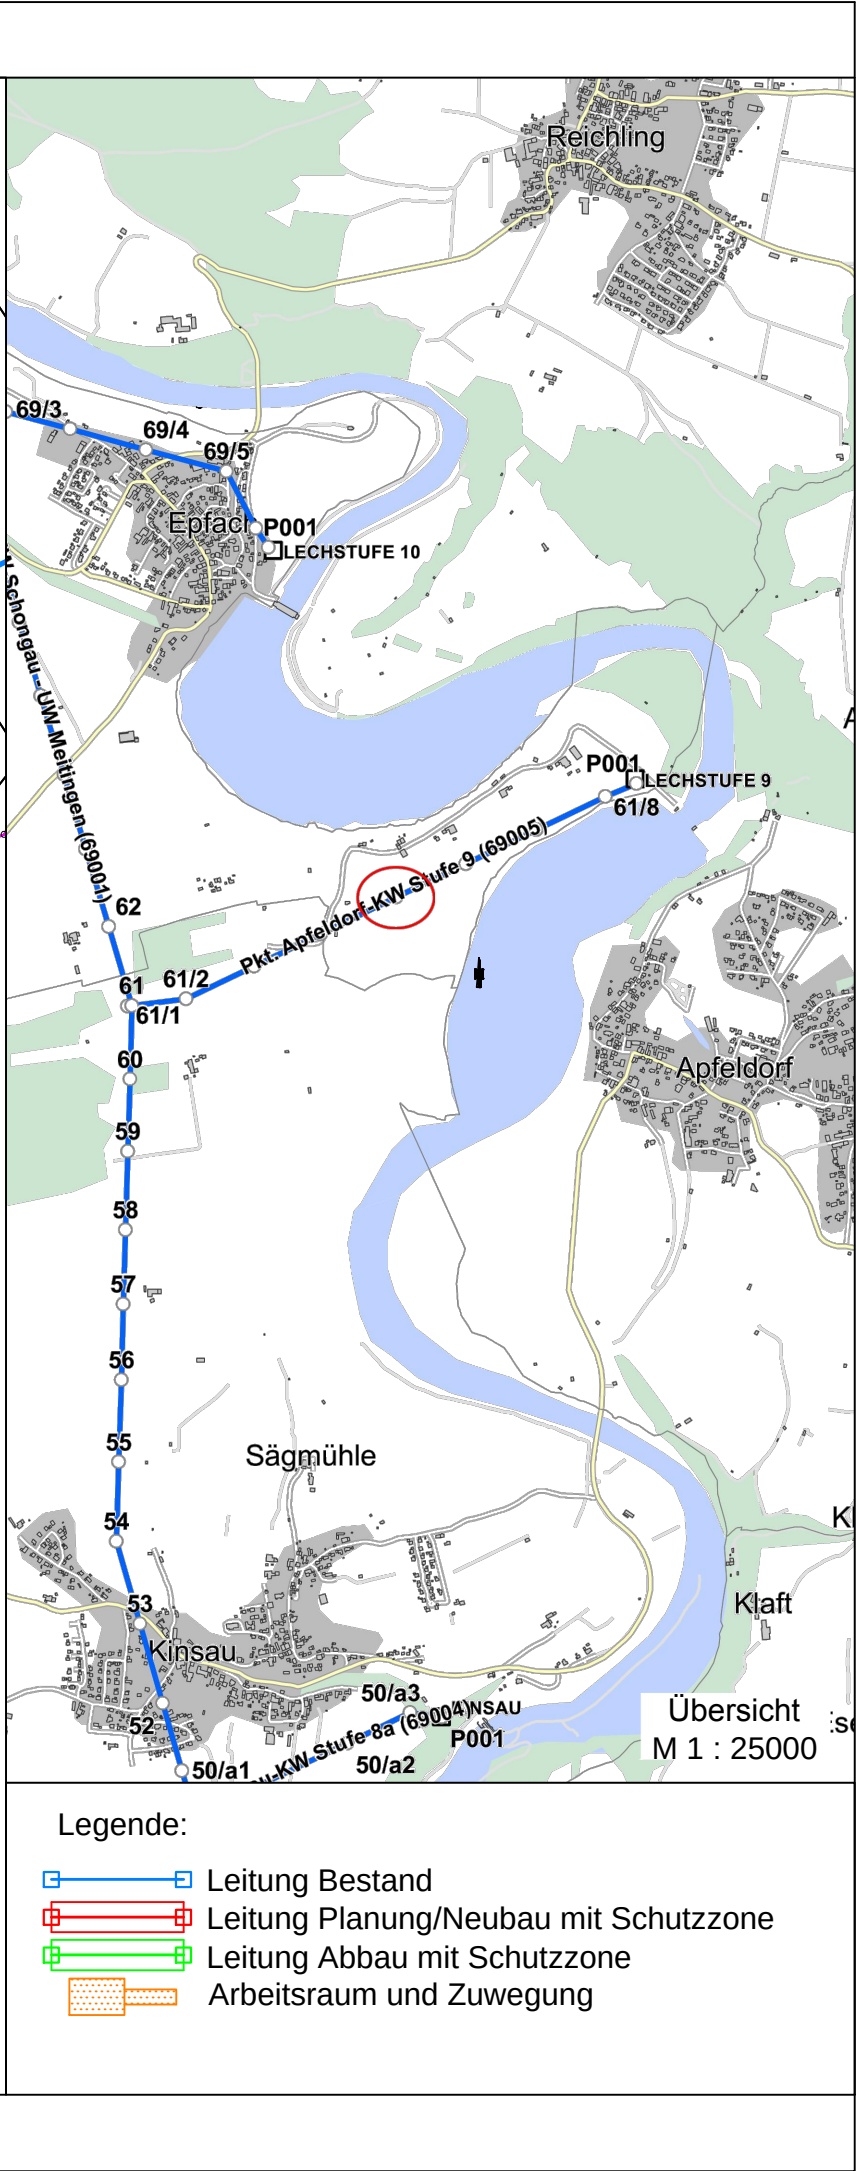


J:\P-HHL\Projekte Leitungen\40° MinderabstandMasttausch 110-kV\Bau II in 2015\Lagepläne und Zeichnungen\Lageplan mit allen Anlagen.dwg

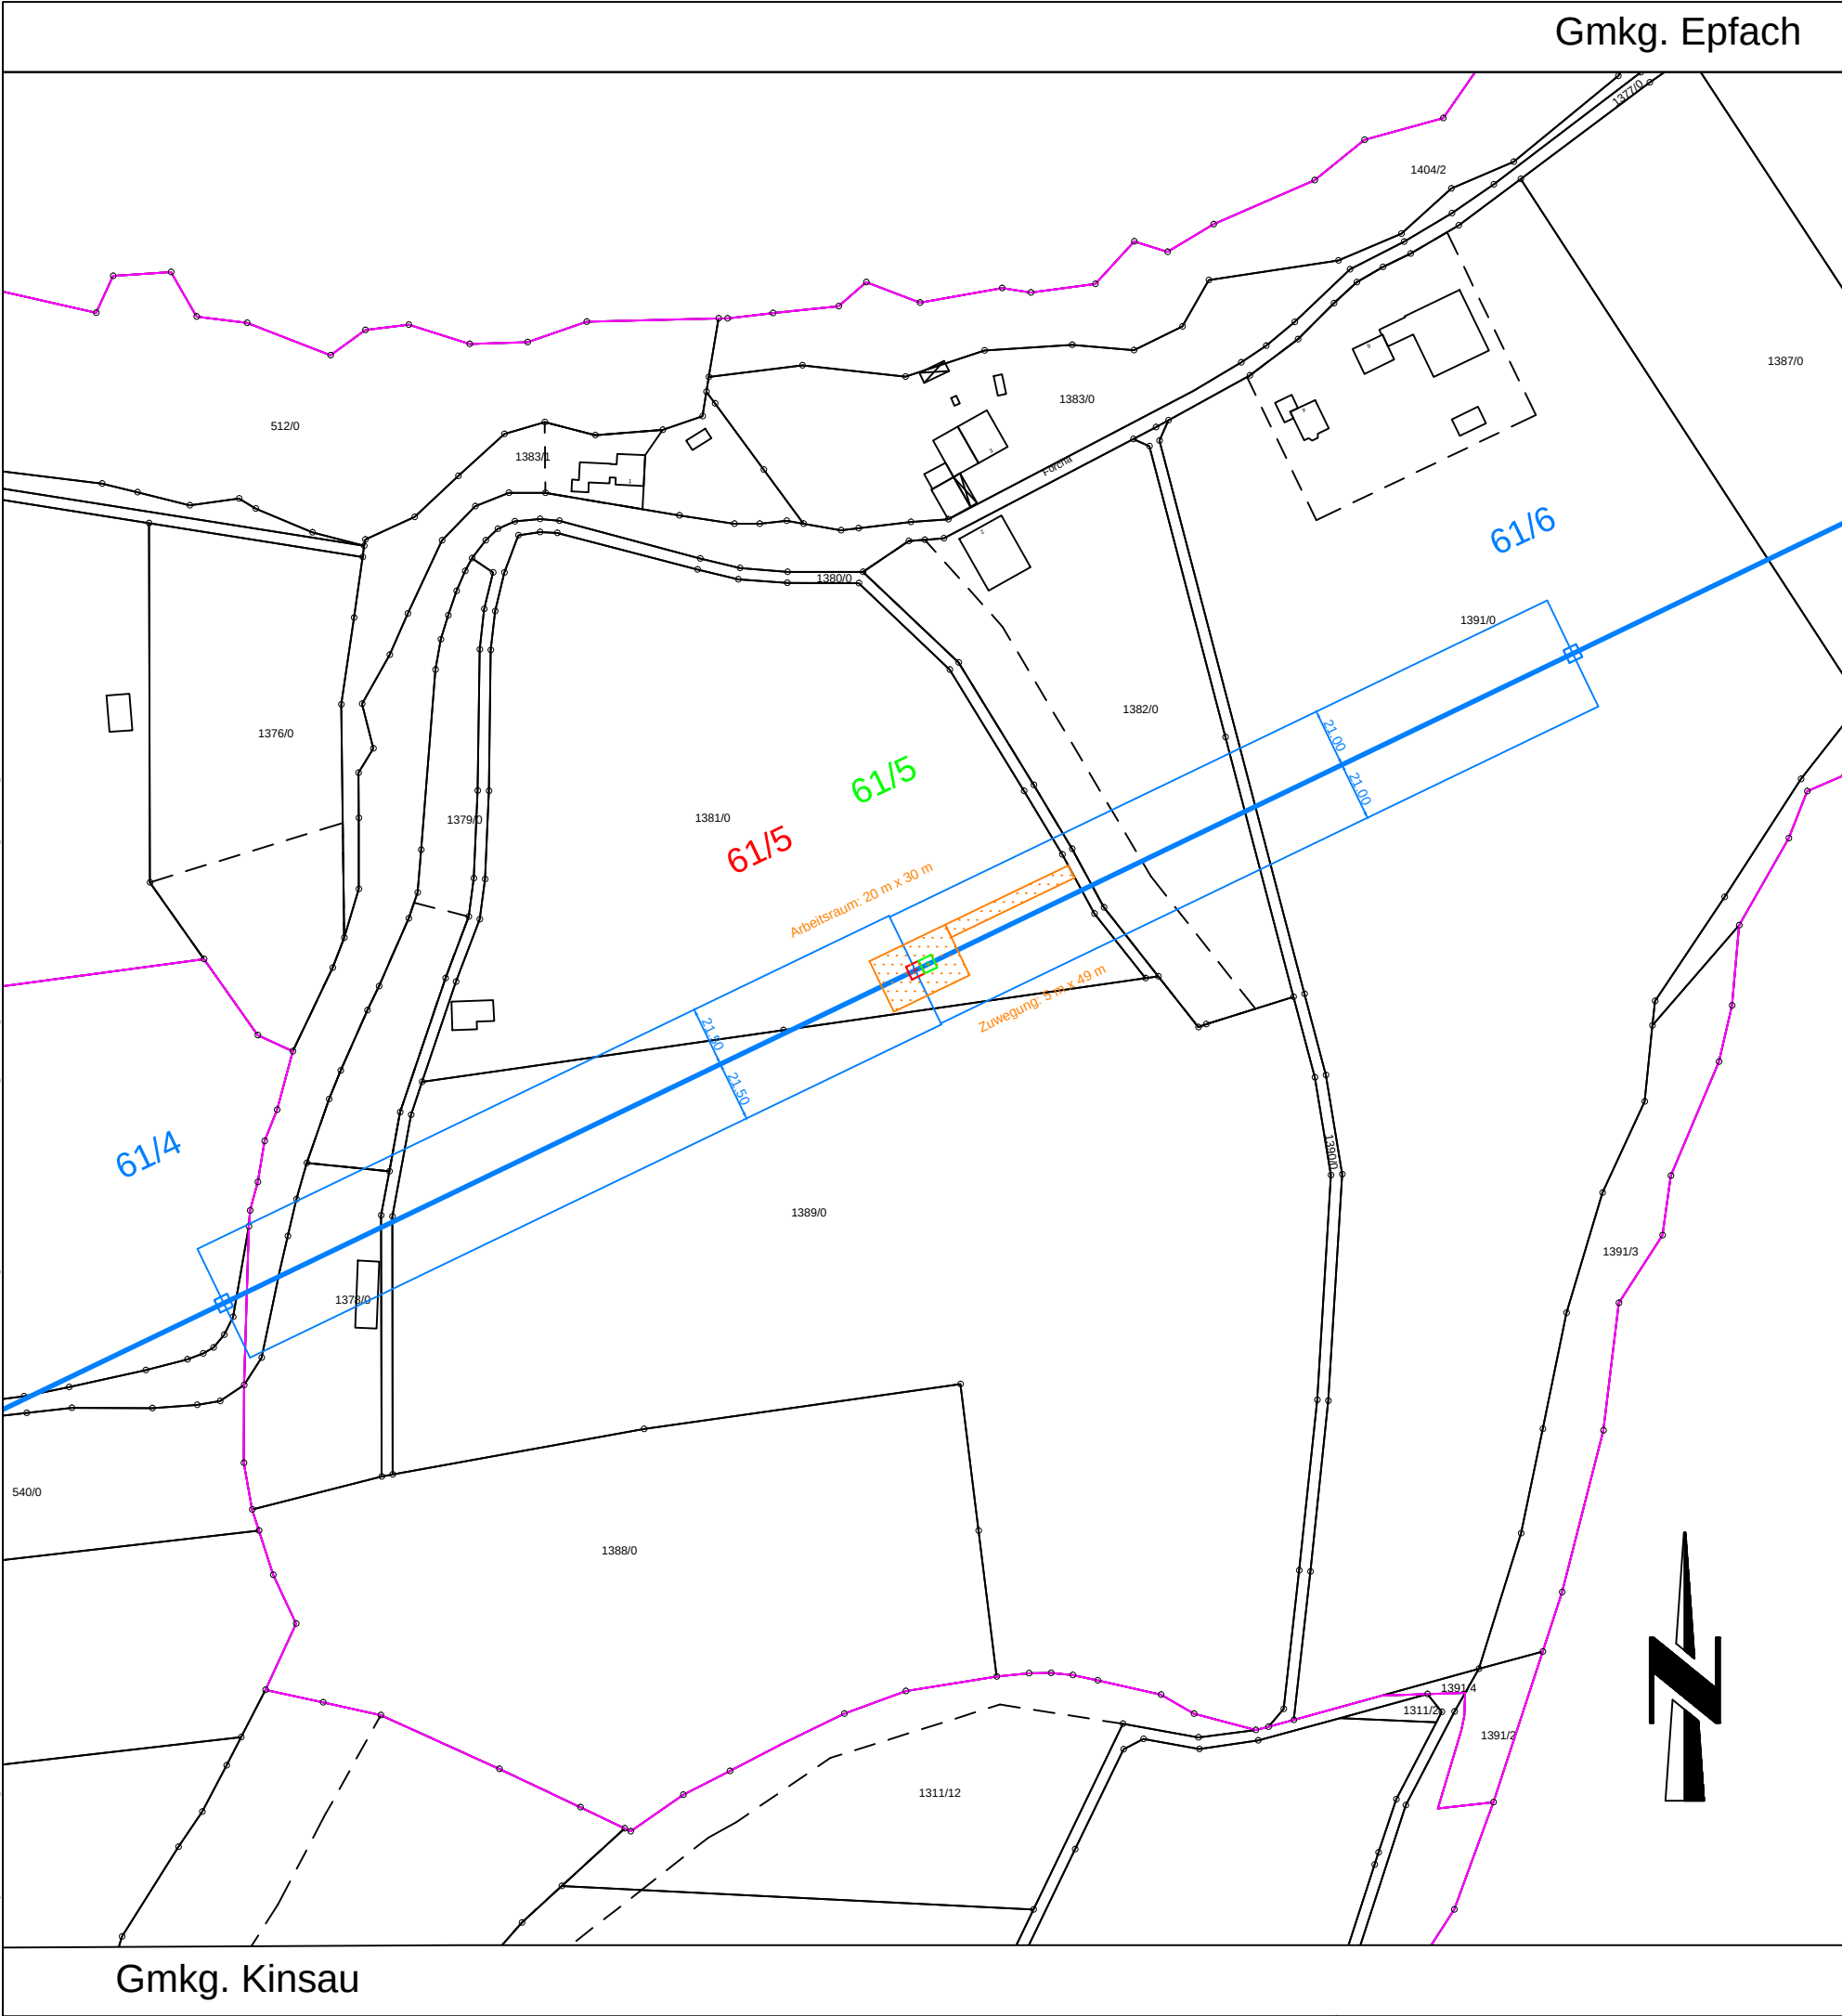

110-kV-Hochspannungsfreileitung
Pkt. Apfeldorf - KW Stufe 9
Anlage 69005

Lageplan
Maßstab: 1:2500

von Mast 61/4 bis Mast 61/6

Gemeinde	Markung	Kreis
Kinsau	Kinsau	Landsberg am Lech
Denklingen	Epfach	Landsberg am Lech

Planerstellung					
		Datum	Name	Firma	
	Eingem.	04.2009	Kremer	Alpine-Energie	
	Eingetr.	16.07.2015	Fr. Scherr	LVN	
	Gepr.				
16.07.15	DFK des Vermessungsamtes Stand März 15/TS				
Datum	Änderungen	Gepr.			



LEW Verteilnetz GmbH
Projekte HS / Leitungen
ERSD-P-HL