



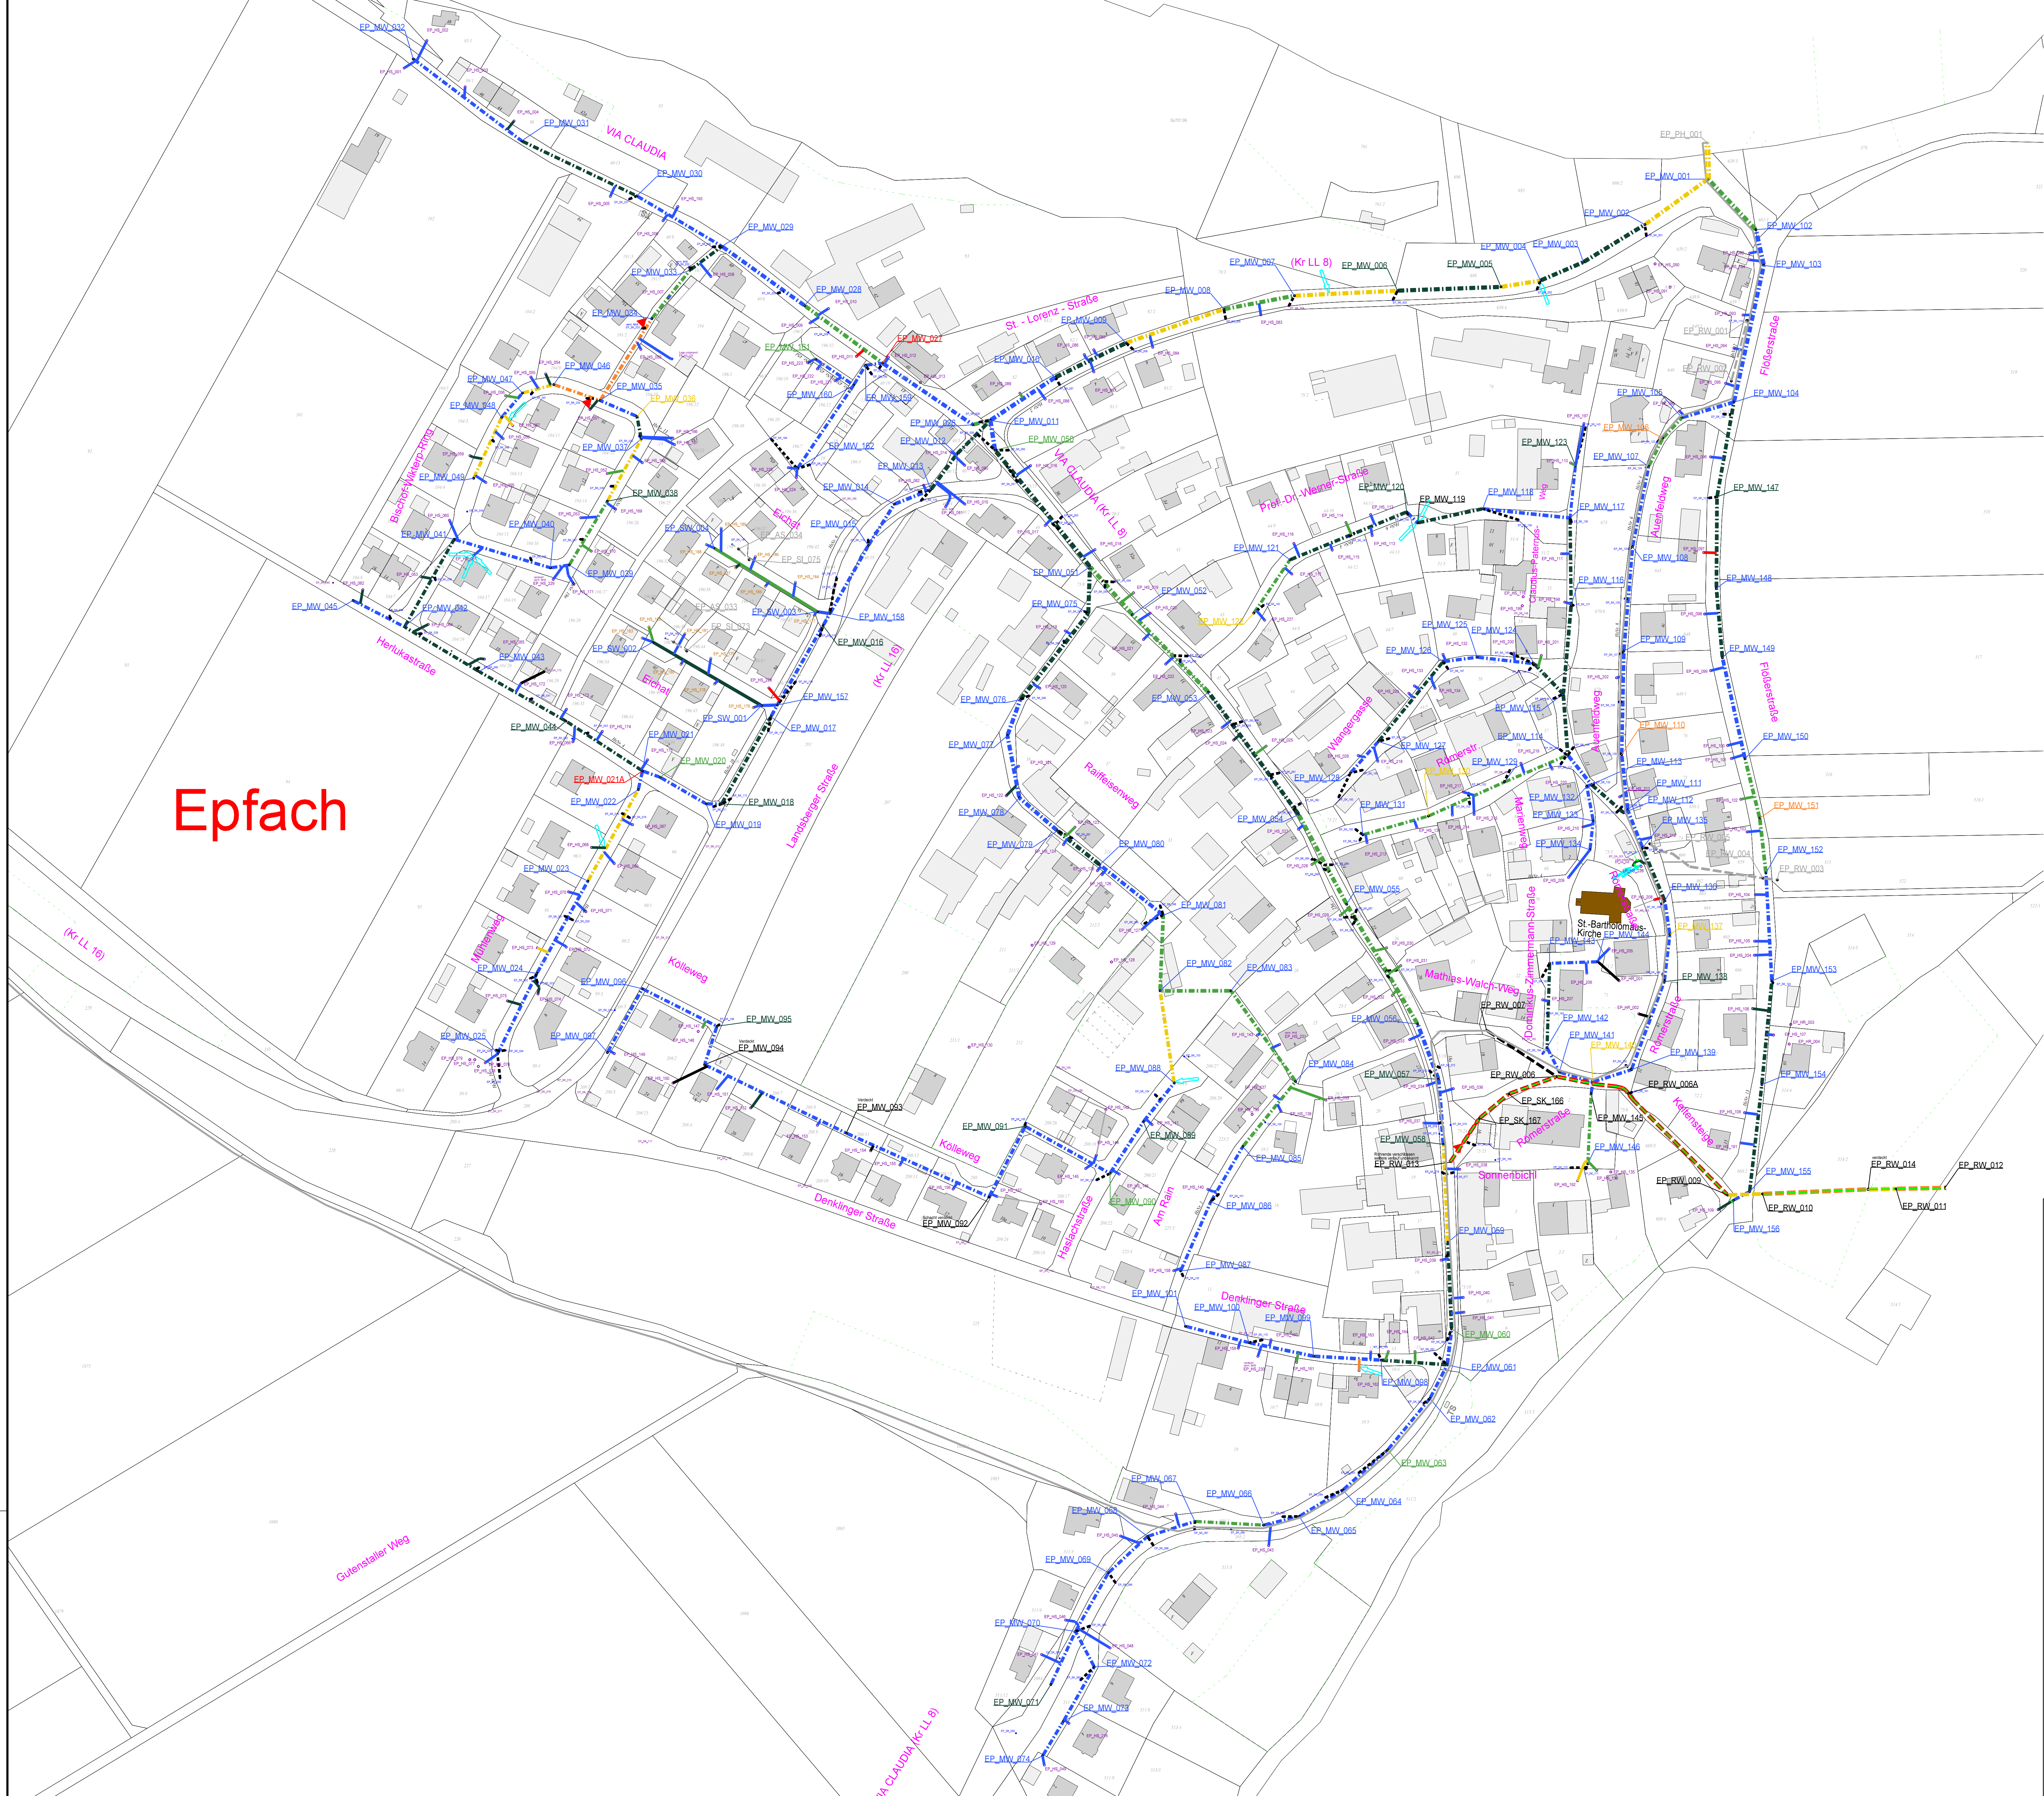

| Plangrundlagen:   |                                                                                          |                      |
|-------------------|------------------------------------------------------------------------------------------|----------------------|
| DFK               | Dipl.-Geol. Werner Hörl<br>c-Burgwalstr. 38a, 86911 Dießen                               | Stand:<br>16.08.2017 |
| Kanalkataster     | Dipl.-Geol. Werner Hörl<br>Burgwalstr. 38a, 86911 Dießen                                 | Stand:<br>10.05.2016 |
| Kanalplanung      | Steinbacher CONSULT<br>Richard-Wagner-Straße 6, 86356 Neusäß                             | Stand:<br>01.09.2017 |
| Zustandserfassung | Fa. RKI Rotlischad Kanalröhrung Inspektion<br>Mindelheimer Straße 40, 87770 Oberschönneg | Stand:<br>04.12.2015 |

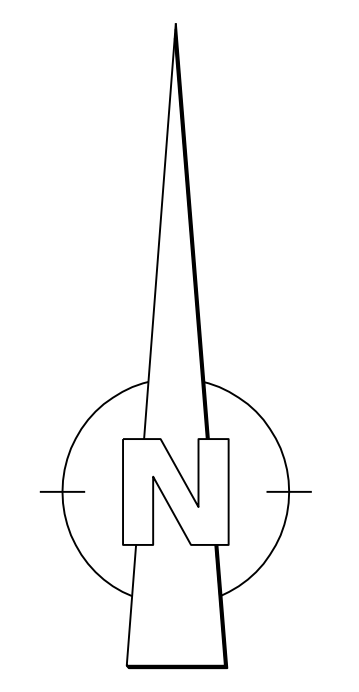

| Legende<br>Bautechnische Zustandsbewertung:<br><small>(gem. DWA-M 149-3 4/2015)</small> |                                   |                  |                  |
|-----------------------------------------------------------------------------------------|-----------------------------------|------------------|------------------|
| <b>Haltungsdarstellung</b>                                                              |                                   | Regenwasserkanal |                  |
|                                                                                         | Schmutzwasserkanal                |                  | Bachverrohrung   |
|                                                                                         |                                   |                  | Mischwasserkanal |
| <b>Objektklassen<br/>Haltungen / Leitungen</b>                                          | <b>Objektklassen<br/>Schächte</b> |                  |                  |
|                                                                                         | Kein Mangel                       |                  | Kein Mangel      |
|                                                                                         | Objektklasse 4                    |                  | Objektklasse 4   |
|                                                                                         | Objektklasse 3                    |                  | Objektklasse 3   |
|                                                                                         | Objektklasse 2                    |                  | Objektklasse 2   |
|                                                                                         | Objektklasse 1                    |                  | Objektklasse 1   |
|                                                                                         | Objektklasse 0                    |                  | Objektklasse 0   |
|                                                                                         | Objektklasse 6                    |                  | Objektklasse 6   |
|                                                                                         |                                   |                  |                  |
|                                                                                         |                                   |                  |                  |

Gemeinde  
Denklingen

Ortsteil  
Epfach

Der Bauherr:

Projekt:  
Kanalzustandsbewertung und bauliches  
Kanalansienierungskonzept

Plan:  
Lageplan  
mit Objektklassen

Bedarfsplanung  
Proj.Nr.: 117 331  
Datum: Neusäß, den 01.09.2017

Vermessen:  
Entworfen:  
Geprüft:

Bestand gezeichnet:  
Planung gezeichnet:  
Bauleitung:

Maßstab:  
1 : 1000

Plangröße:  
1.03qm

Beilage-Nr.:  
4.1

| Index | Datum | Art der Änderung | Name |
|-------|-------|------------------|------|
| a     |       |                  |      |
| b     |       |                  |      |
| c     |       |                  |      |

WASSER | VERKEHR | RAUM | VERMESSUNG | GIS | UMWELT | TECHNIK | BETRIEBUNG | PLANUNG

Richard-Wagner-Straße 6  
86356 Neusäß  
Tel.: 082146059-0  
Fax: 082146059-99

... invent the future  
Ingenieurgesellschaft mbH & Co.KG  
www.steinbacher-consult.com | info@steinbacher-consult.com

Altmannstraße 19 A  
86337 Wertingen  
Tel.: 082729956-0  
Fax: 082729956-99

URHEBERRECHTLICH GESCHÜTZT

VERVIÄLFÄCHIGUNG UND WEITERGABE AN DRITTE UNZULÄSSIG UND STRAFBAR