



Grundriss

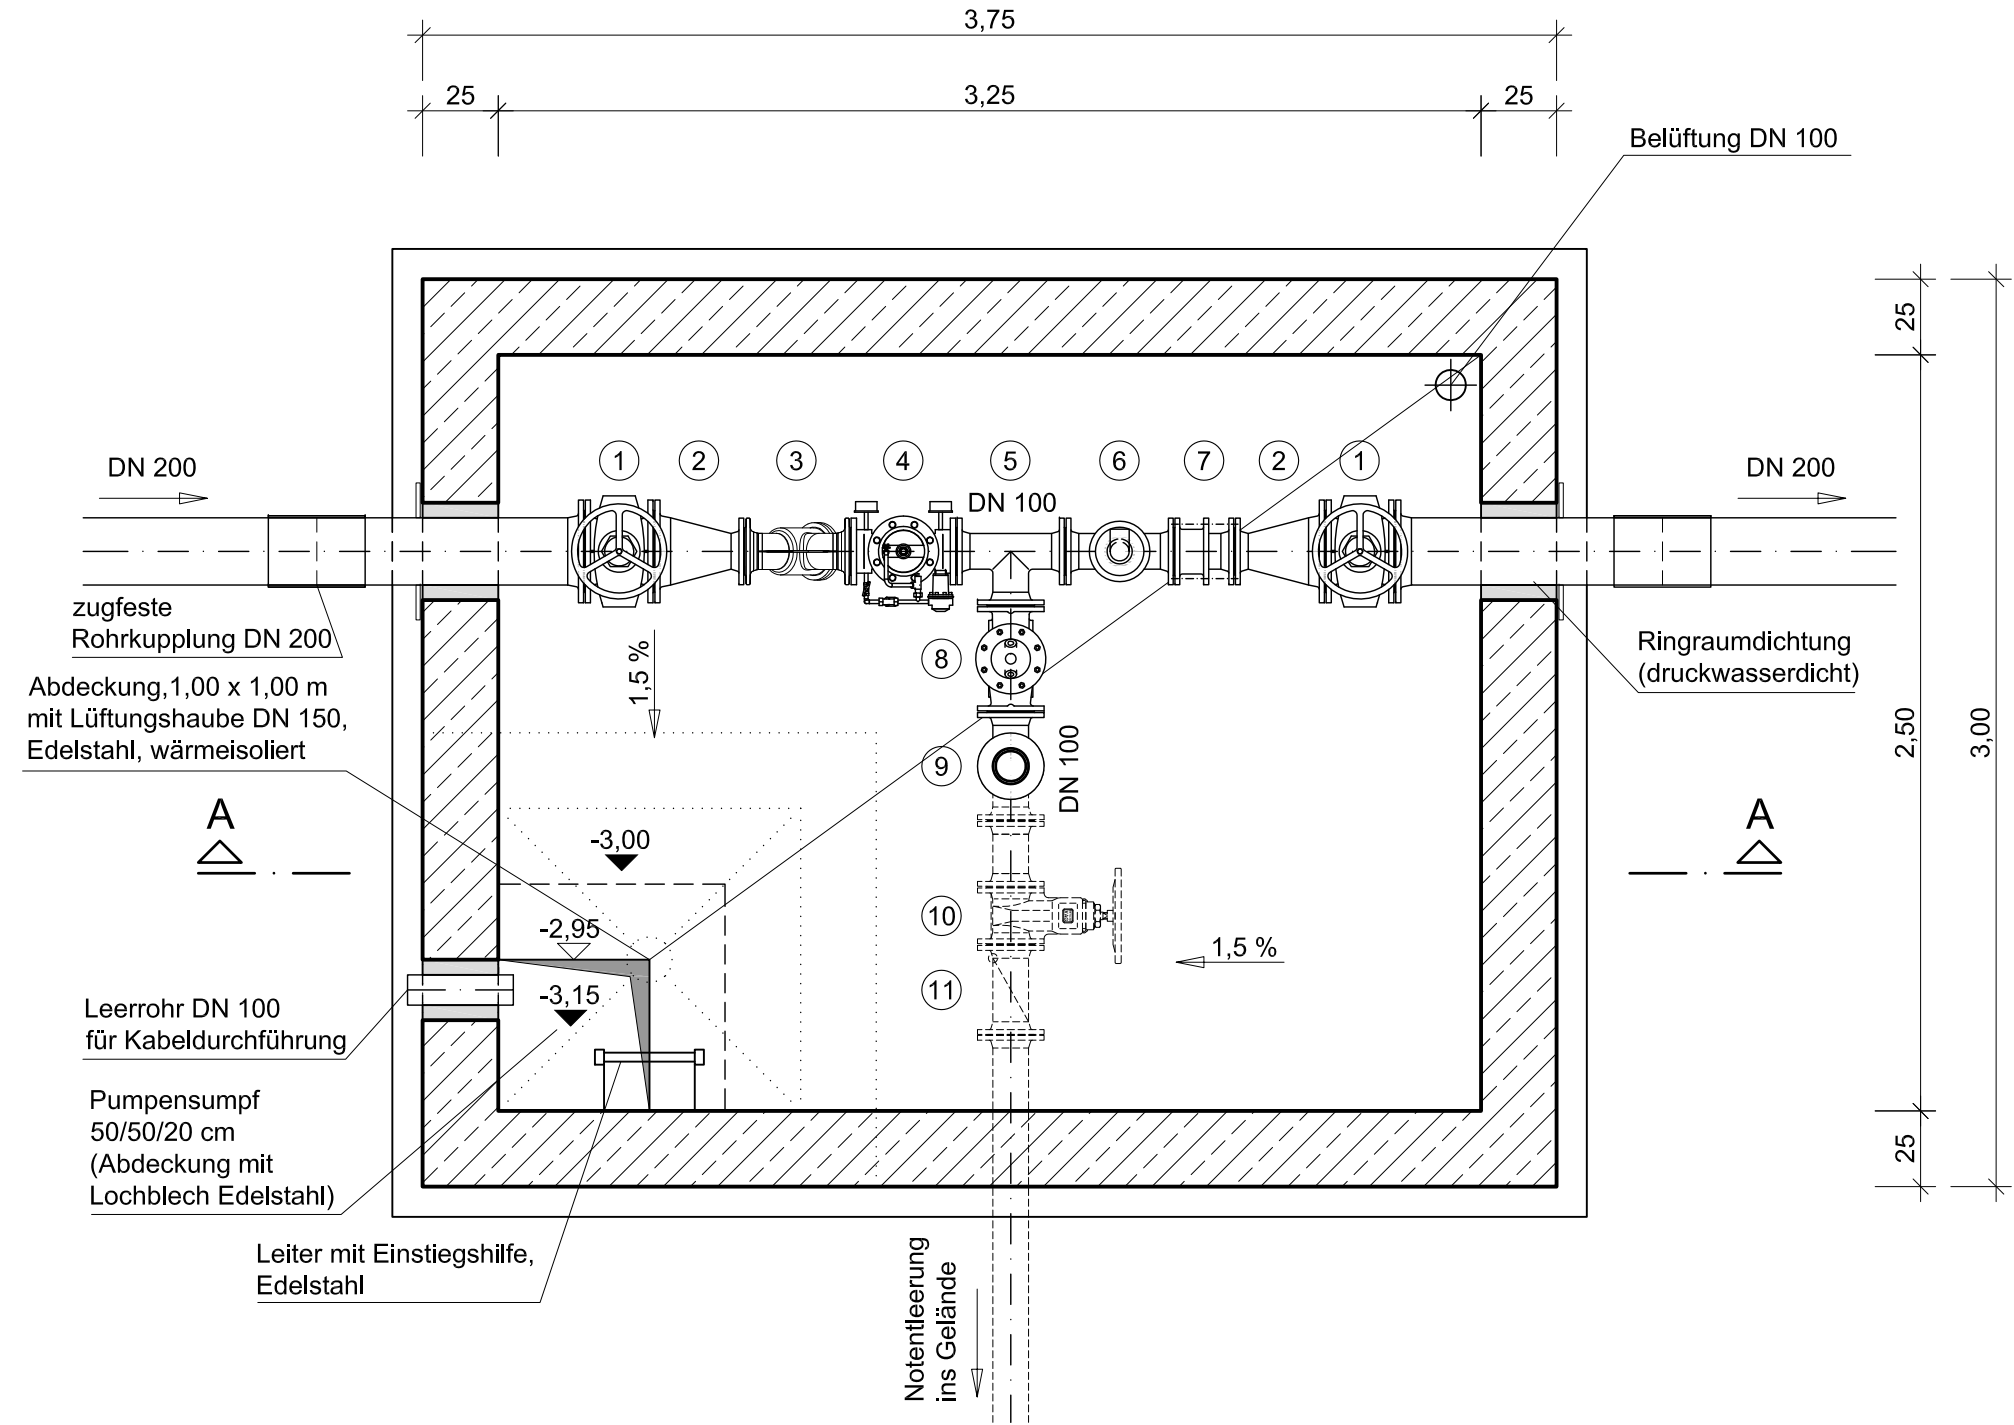

Zeichenerklärung:

- 1 Schieber DN 200
- 2 Reduzierstück DN 200/100
- 3 Schmutzfänger DN 100
- 4 Druckminderventil DN 100
- 5 T-Stück DN 100
- 6 Be- und Entlüftungsventil
- 7 Ausbaustück DN 100
- 8 Sicherheitsventil DN 100
- 9 Bogen 90° DN 100
- 10 Schieber DN 100
- 11 Rückschlagklappe DN 100

Schnitt A-A

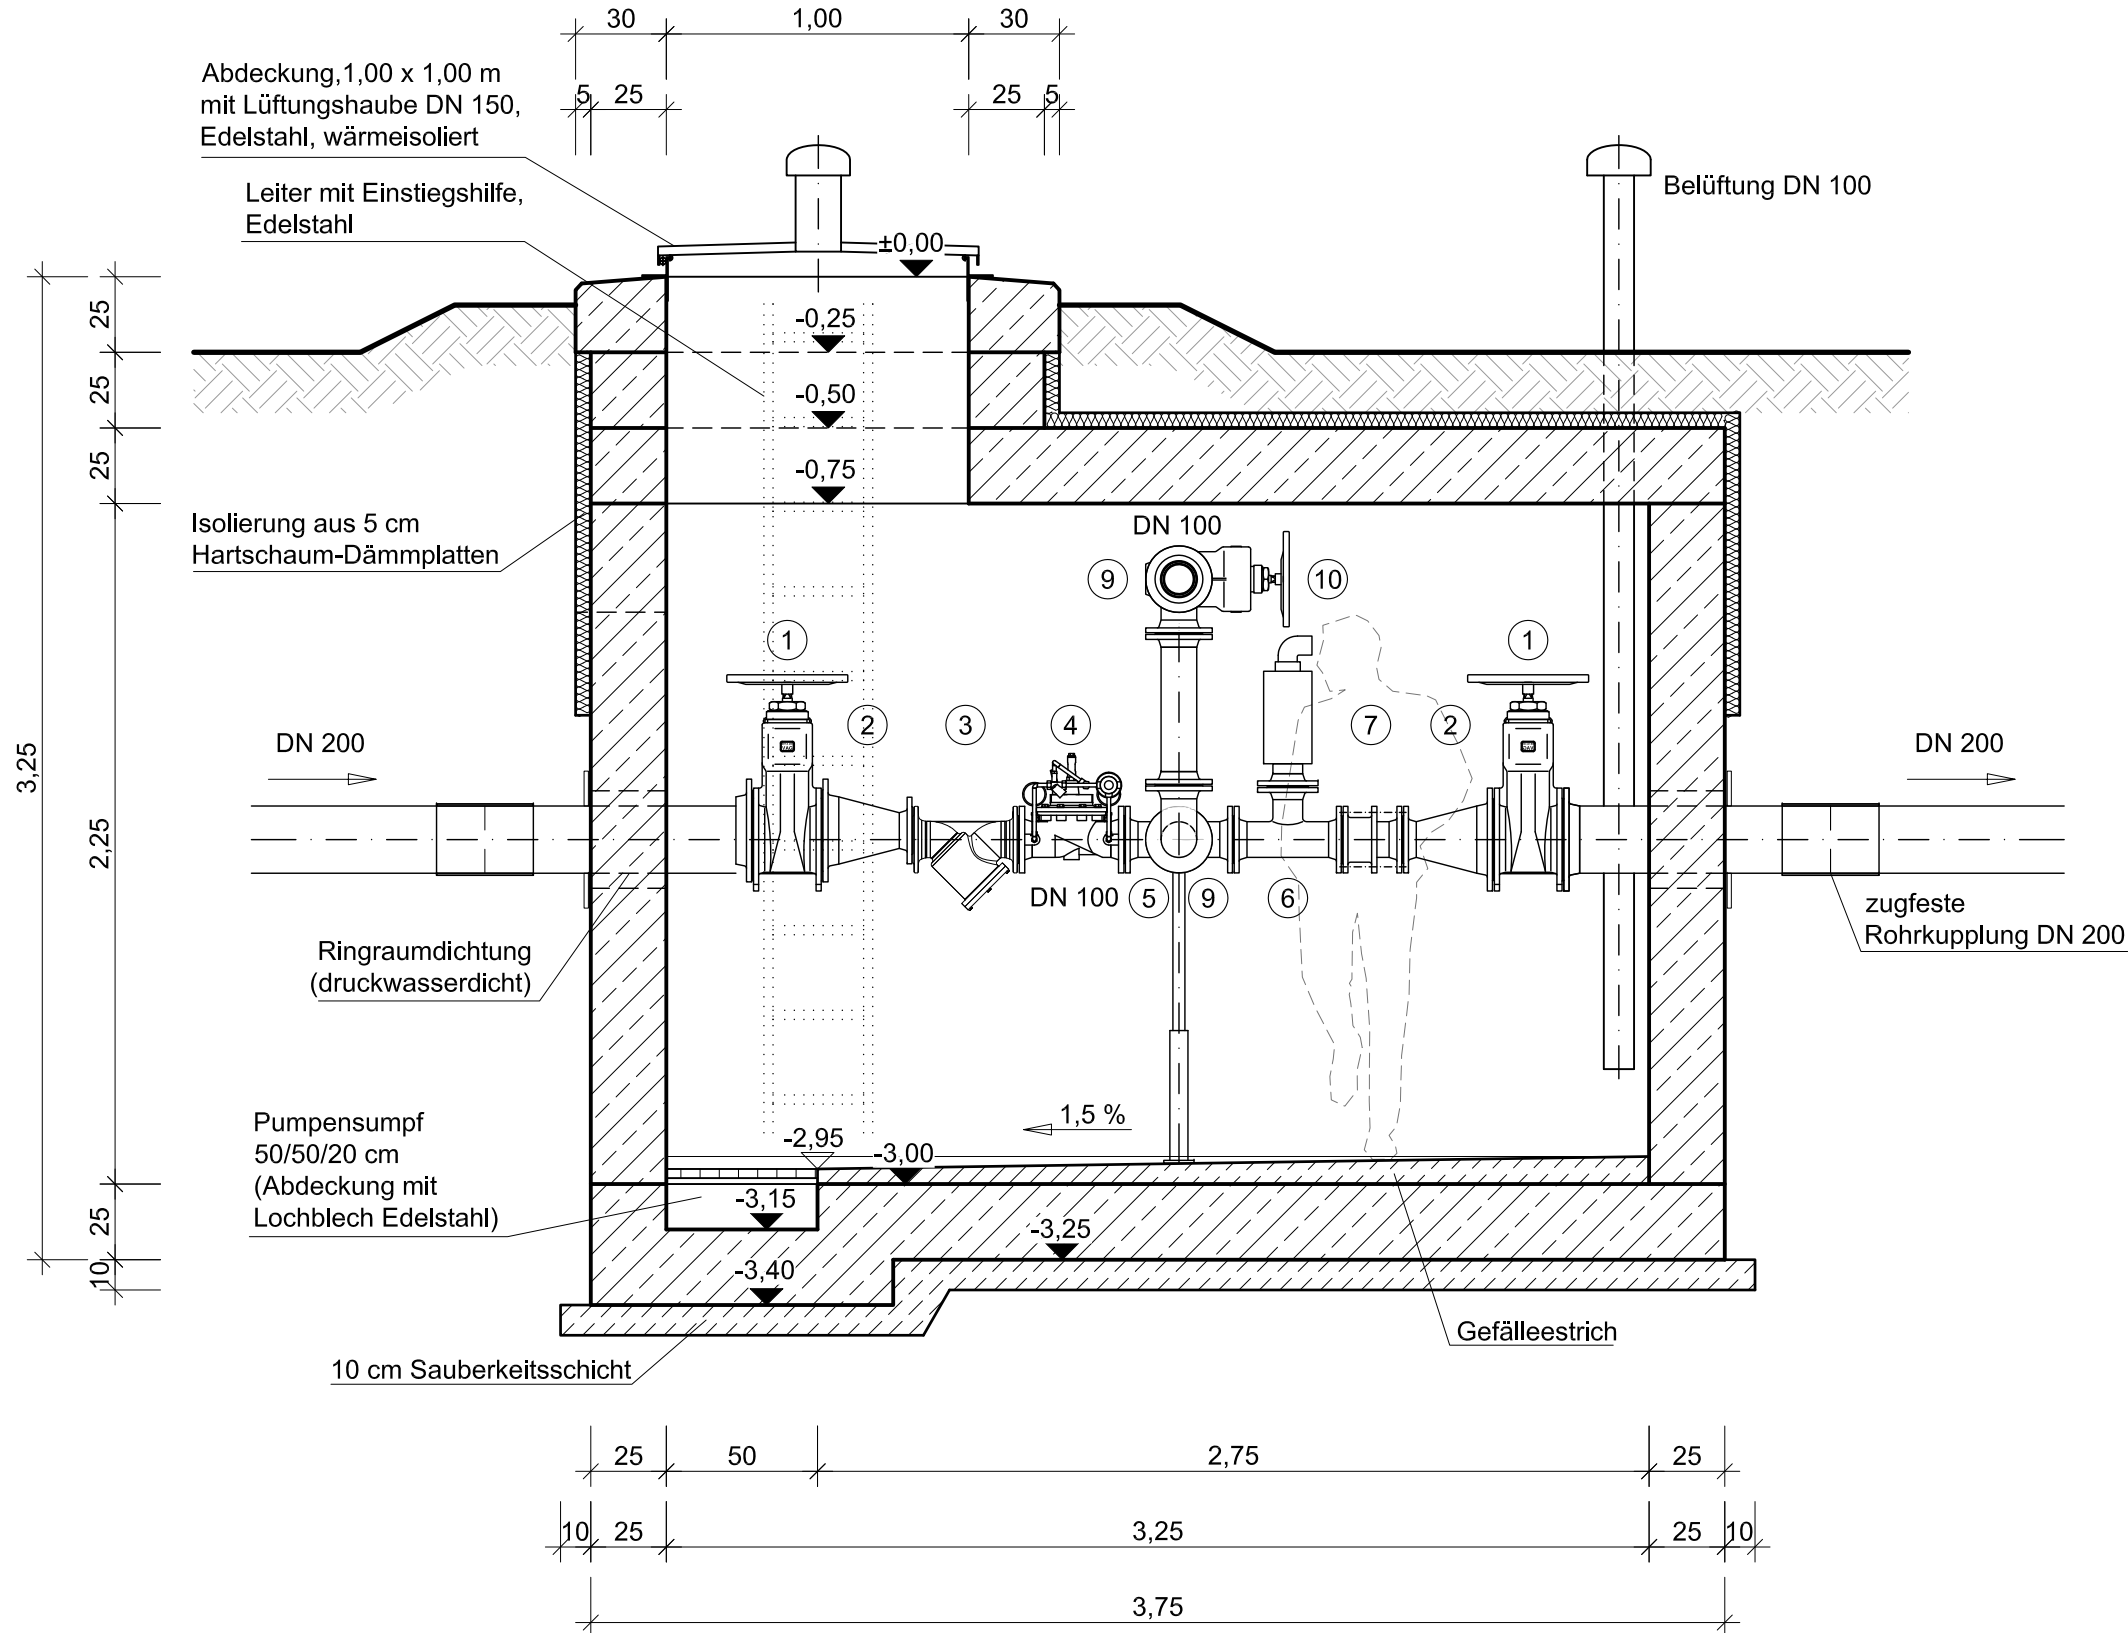

Boden-, Wand- und Deckenstärken gemäß statischer Berechnung.
Angestellte Maße sind nur Richtwerte.
Ausführung Stahlbeton in WU-Beton.

Nr.	Änderungen	geänd. am	Name	gepr. am	Name
Vorhaben: Wasserversorgung Gemeinde Denklingen			Projekt.-Nr.: ea-Denk-001.01		
			Anlage: 8		
Landkreis: Landsberg am Lech Gemeinde: Denklingen			Plan-Nr.: V 66		
Maßstab: 1 : 25	Druckminderschacht Epfach			Datum	Name
			entw.	Aug. 2017	Krötzing
			gez.	Aug. 2017	Lenz
		Vorplanung		gepr.	22.09.2017
Vorhabensträger: Gemeinde Denklingen Hauptstraße 23 86920 Denklingen			Entwurfsverfasser: <u>Dr. Blasy - Dr. Øverland</u> Beratende Ingenieure GmbH & Co. KG Moosstraße 3 82279 Eching am Ammersee		
Datum Unterschrift			22.09.2017 Datum Unterschrift		